


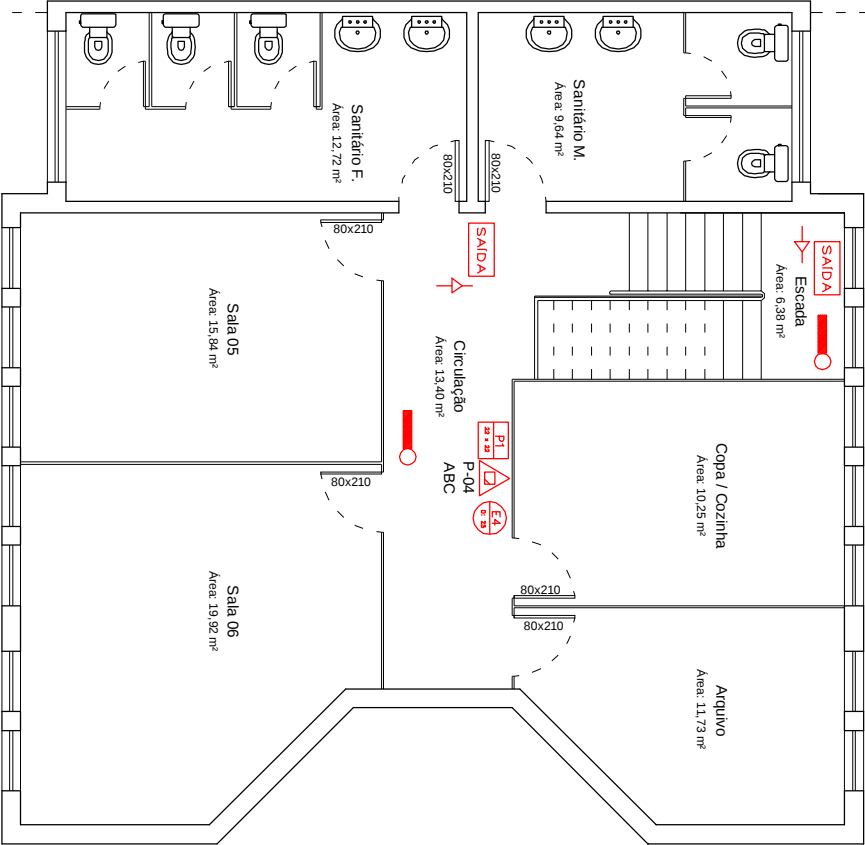

LEGENDA


	EXTINTOR ABC (PQS-08)		BARRA ANTI-PÂNICO (DUPLA)
	EXTINTOR CO2		BARRA ANTI-PÂNICO (SIMPLES)
	EXTINTOR PQ QUÍMICO (P-04)		CENTRAL PRELIAL DE GLP
	EXTINTOR ÁGUA PRESSURIZADA (AP-10)		DISPOSITIVO DE ALARME DE INCÊNDIO
	PLACA INDICANDO EXTINTOR		CENTRAL DE DETECÇÃO DE ALARME
	PLACA PROIBIDO FUMAR		SIRENE
	PLACA INDICATIVA		ACIONADOR MANUAL DE ALARME
	LUZ DE EMERGÊNCIA		SISTEMA DE HIDRANTES DUPLO
	PARA-ÁUDIOS		SISTEMA DE HIDRANTES SIMPLES
	ROTA DE FUGA – SAÍDA		SENTIDO ROTA DE FUGA – SAÍDA

PPCI

Pav. Inferior

Área: 115,19 m²

Área Total: 407,05 m²

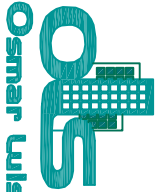

Osmar Luis da Silva

EXTINTEC

Engenheiro Civil - CREA 145736
Fone: (55) 8131 4880 / 9630 2660
São Luiz Gonzaga / RS

Rua Dr. Bento Soeiro de Souza, 3099
Fone: (55) 3352 6615 / 9997 4664
São Luiz Gonzaga / RS
E-mail: orestes.mello@hotmail.com



Cliente:	PODER LEGISLATIVO MUNICIPAL DE CAIBATÉ				
Endereço:	Adão Schneider, n.º 1650 - Caibaté / RS				
Título:	Planta Baixa - Pavimento Inferior				
Referência:	PPCI - Projeto de Prevenção Contra Incendio				
Escala: 1:100	Data: Nov/2014	Desenho: OLS	Área: 407,05 m²	Prancha:	02/02

Cliente: _____ Resp. Técnico _____
WALTER EDES STEINHAISS Osmar Luis da Silva
CPF: 275.319.960-49 CREA: 145736