


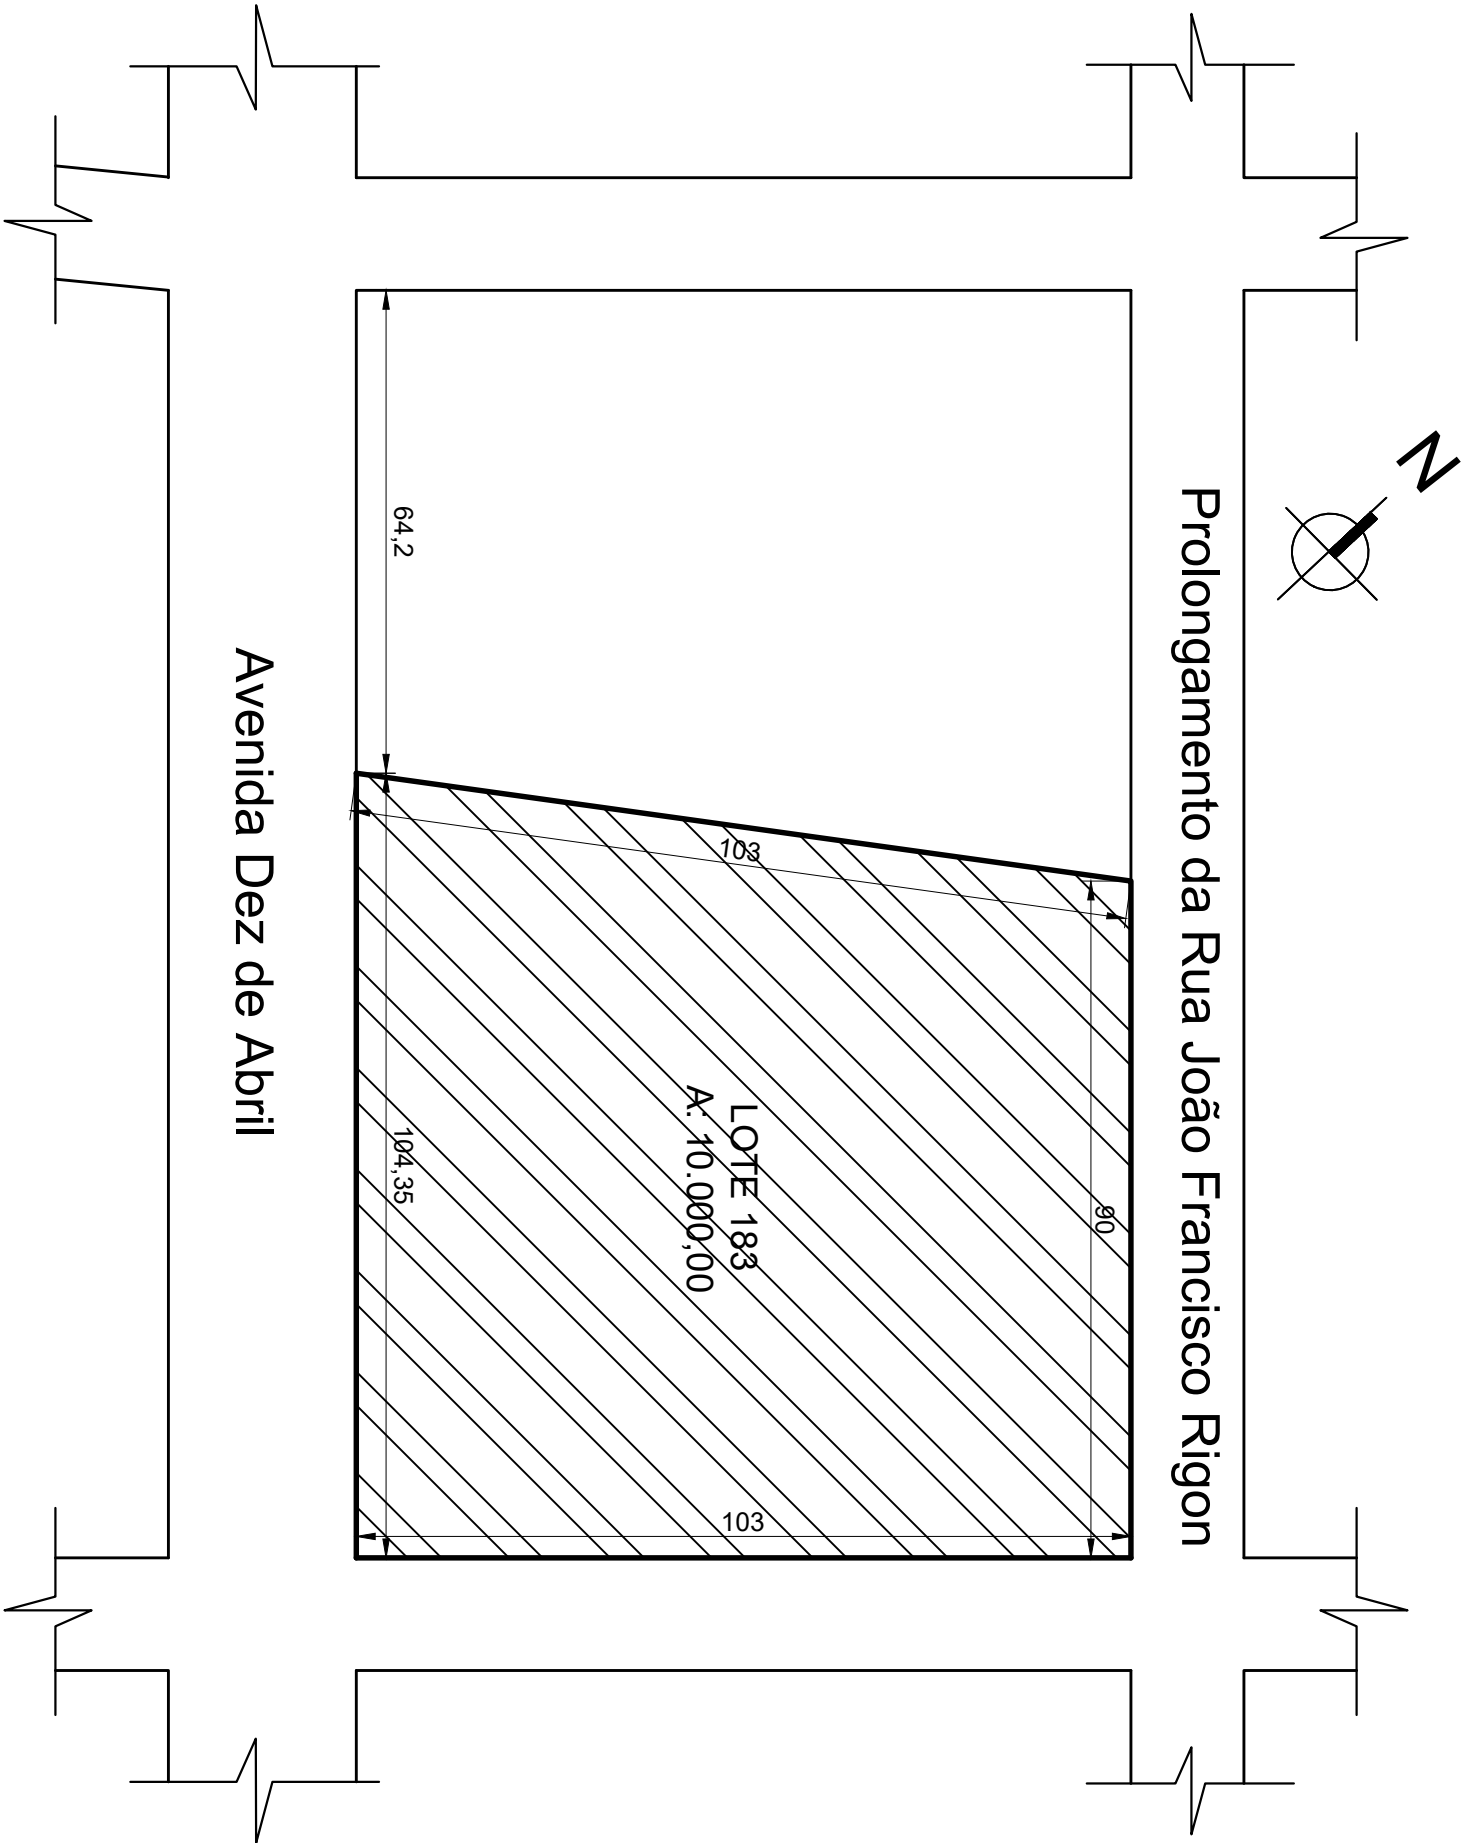

PLANTA DE SITUAÇÃO
ESCALA 1/1000

SITUAÇÃO E LOCALIZAÇÃO	
SETOR	01
QUADRA	01
LOTE	183
ÁREA	10.000,00m²
MATRÍCULA Nº	37.548 - CRI Santiago/RS

QUADRO DE ÁREAS	
À CONSTRUIR	113,40m²
EXISTENTE	608,16m²
TERRENO	10.000,00m²



Estado do Rio Grande do Sul
Prefeitura Municipal de Itacurubi

PROJETO ARQUITETÔNICO:
PLANTA DE SITUAÇÃO

OBRA:
AMPLIAÇÃO DA UNIDADE BÁSICA DE SAÚDE - IVO BRAGA FIALHO

SEPLAM
Secretaria Municipal de
Planejamento e do Meio-Ambiente

RESPONSÁVEL TÉCNICO

Documento assinado digitalmente

gov.br CAROLINA FRANCO BUDEL

Data: 14/03/2024 11:09:13-0300

Verifique em <https://validar.iti.gov.br>

— Carolina Franco Budel —

Engenheira Civil - CREA RS 243252 - Matrícula 1308

ENDEREÇO:
AV. DEZ DE ABRIL, N° 959, ITACURUBI/RS

DATA:
MARÇO 2024

ÁREA TOTAL:
113,40 m²


Gelso dos Santos Soares
Prefeito Municipal de Itacurubi

ART Nº:
13075233


ESCALAS:
Indicadas

PRANCHA:
01/12


PLANTA DE LOCALIZAÇÃO
ESCALA 1/750

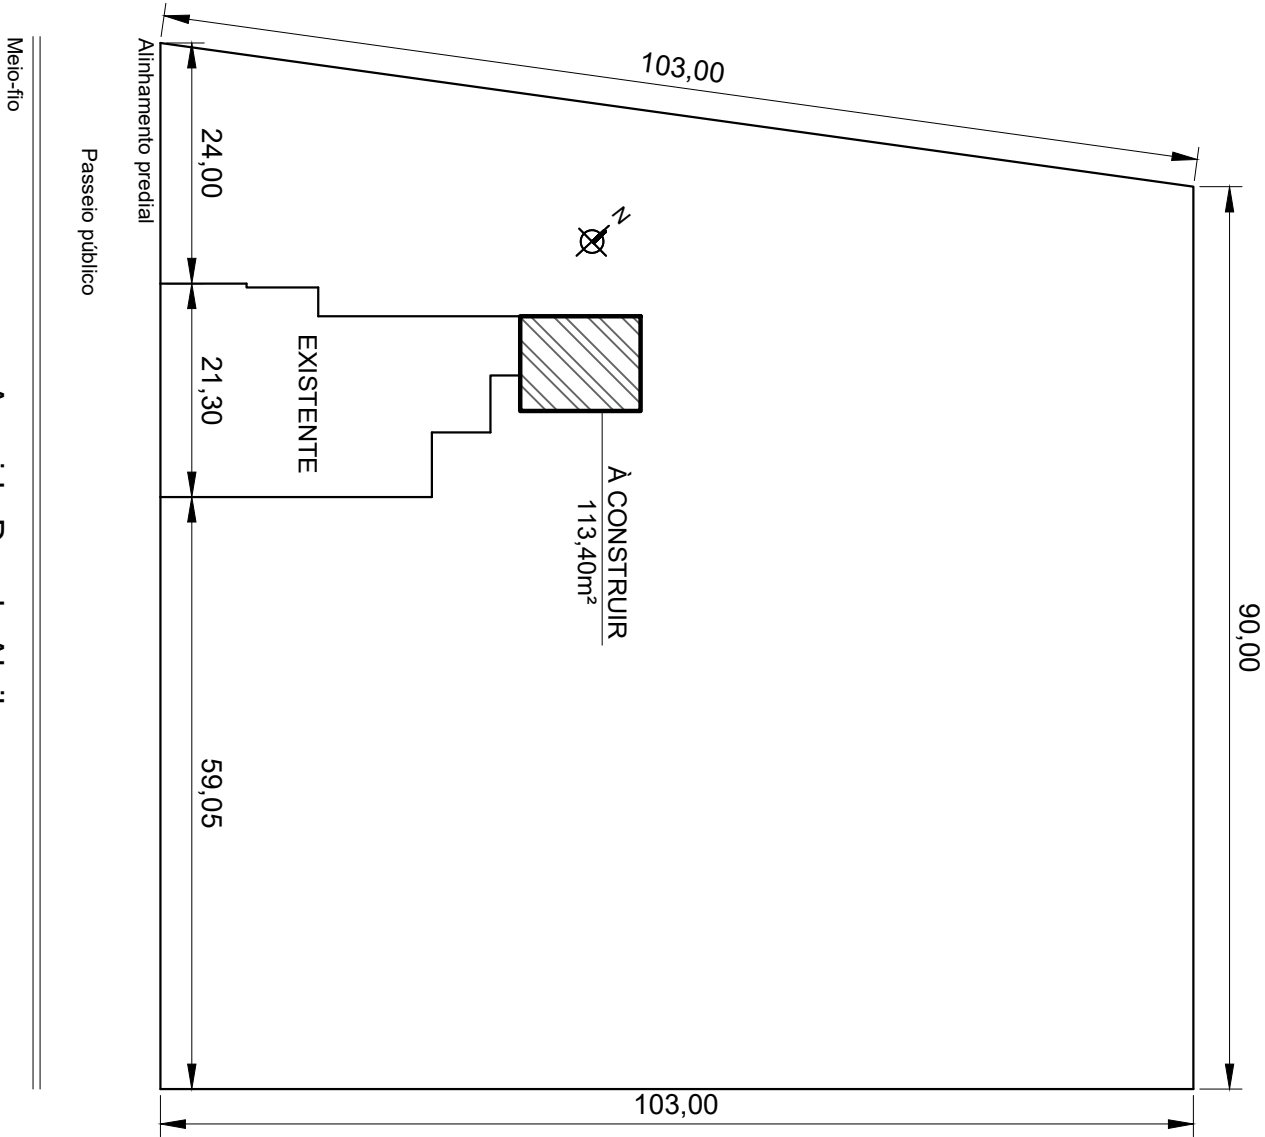

PLANTA DE COBERTURA
ESCALA 1/200

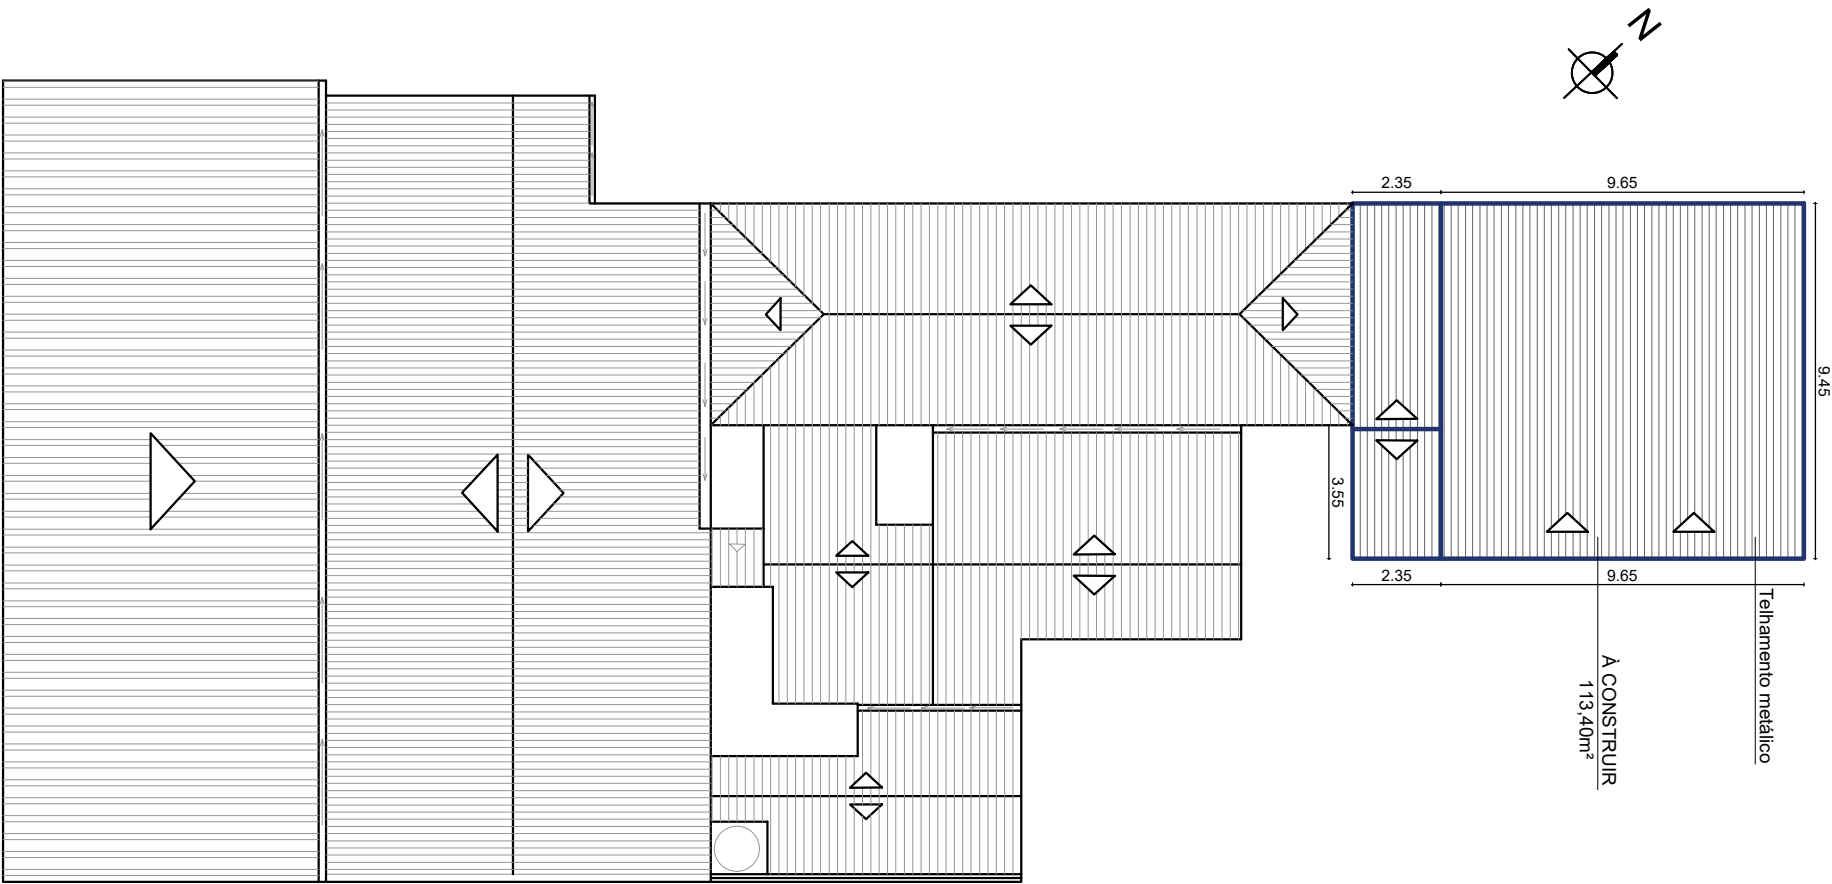


 Estado do Rio Grande do Sul Prefeitura Municipal de Itacurubi	PROJETO ARQUITETÔNICO: PLANTA DE LOCALIZAÇÃO E COBERTURA		ENDEREÇO: AV. DEZ DE ABRIL, N° 959, ITACURUBI/RS		ART N°: 13075233
	OBRA: AMPLIAÇÃO DA UNIDADE BÁSICA DE SAÚDE - IVO BRAGA FIALHO		DATA: MARÇO 2024	ÁREA TOTAL: 113,40 m²	ESCALAS: Indicadas
	SEPLAM Secretaria Municipal de Planejamento e do Meio-Ambiente		RESPONSÁVEL TÉCNICO: Documento assinado digitalmente  CAROLINA FRANCO BUDEL Data: 14/03/2024 11:09:13-0300 Verifique em https://validar.iti.gov.br — Carolina Franco Budel Engenheira Civil - CREA RS 243252 - Matrícula 1308 —		 Gelso dos Santos Soares Prefeito Municipal de Itacurubi

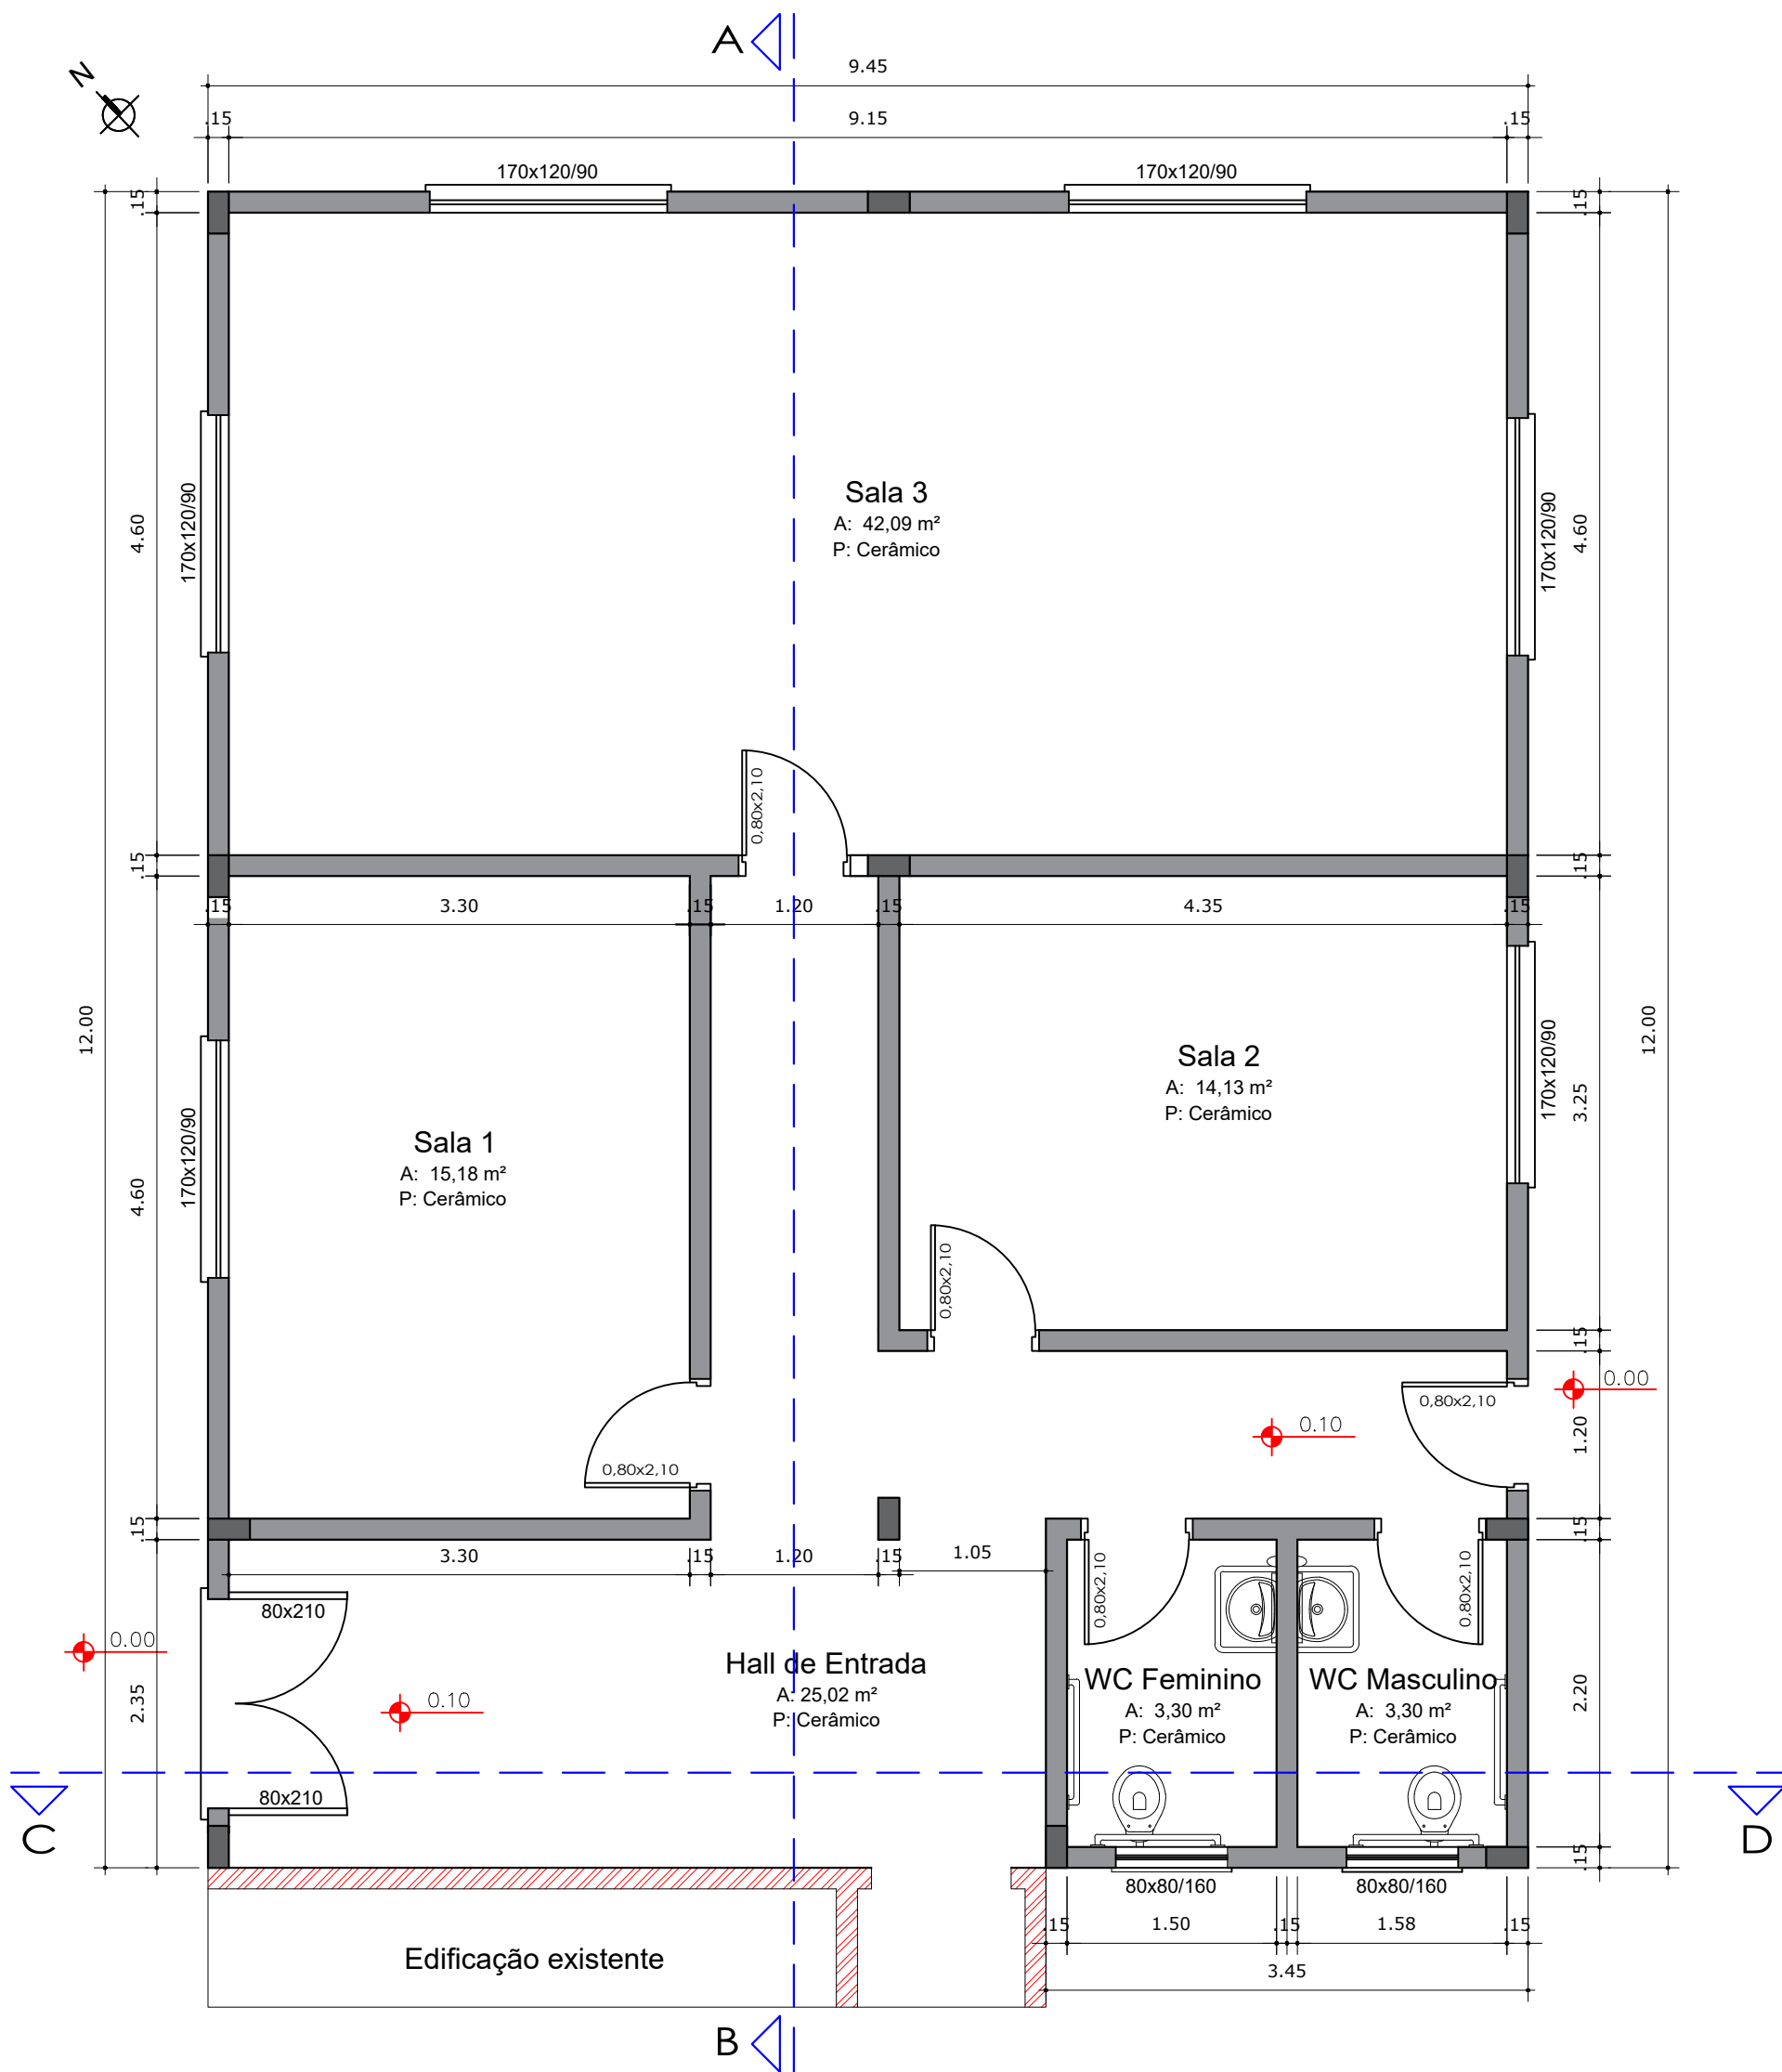


PLANTA BAIXA TÉCNICA - AMPLIAÇÃO
ÁREA TOTAL = 113,40 m² - ESCALA 1/50

 Estado do Rio Grande do Sul Prefeitura Municipal de Itacurubi	PROJETO ARQUITETÔNICO: PLANTA BAIXA TÉCNICA - AMPLIAÇÃO UBS		ENDEREÇO: AV. DEZ DE ABRIL, N° 959, ITACURUBI/RS		ART N°: 13075233
	OBRA: AMPLIAÇÃO DA UNIDADE BÁSICA DE SAÚDE - IVO BRAGA FIALHO		DATA: MARÇO 2024	ÁREA TOTAL: 113,40 m²	ESCALAS: Indicadas
	SEPLAM Secretaria Municipal de Planejamento e do Meio-Ambiente		RESPONSÁVEL TÉCNICO: Documento assinado digitalmente  CAROLINA FRANCO BUDEL Data: 14/03/2024 11:09:13-0300 Verifique em https://validar.iti.gov.br — Carolina Franco Budel — Engenheira Civil - CREA RS 243252 - Matrícula 1308		PRANCHA: 03/12

Gelso dos Santos Soares
Prefeito Municipal de Itacurubi

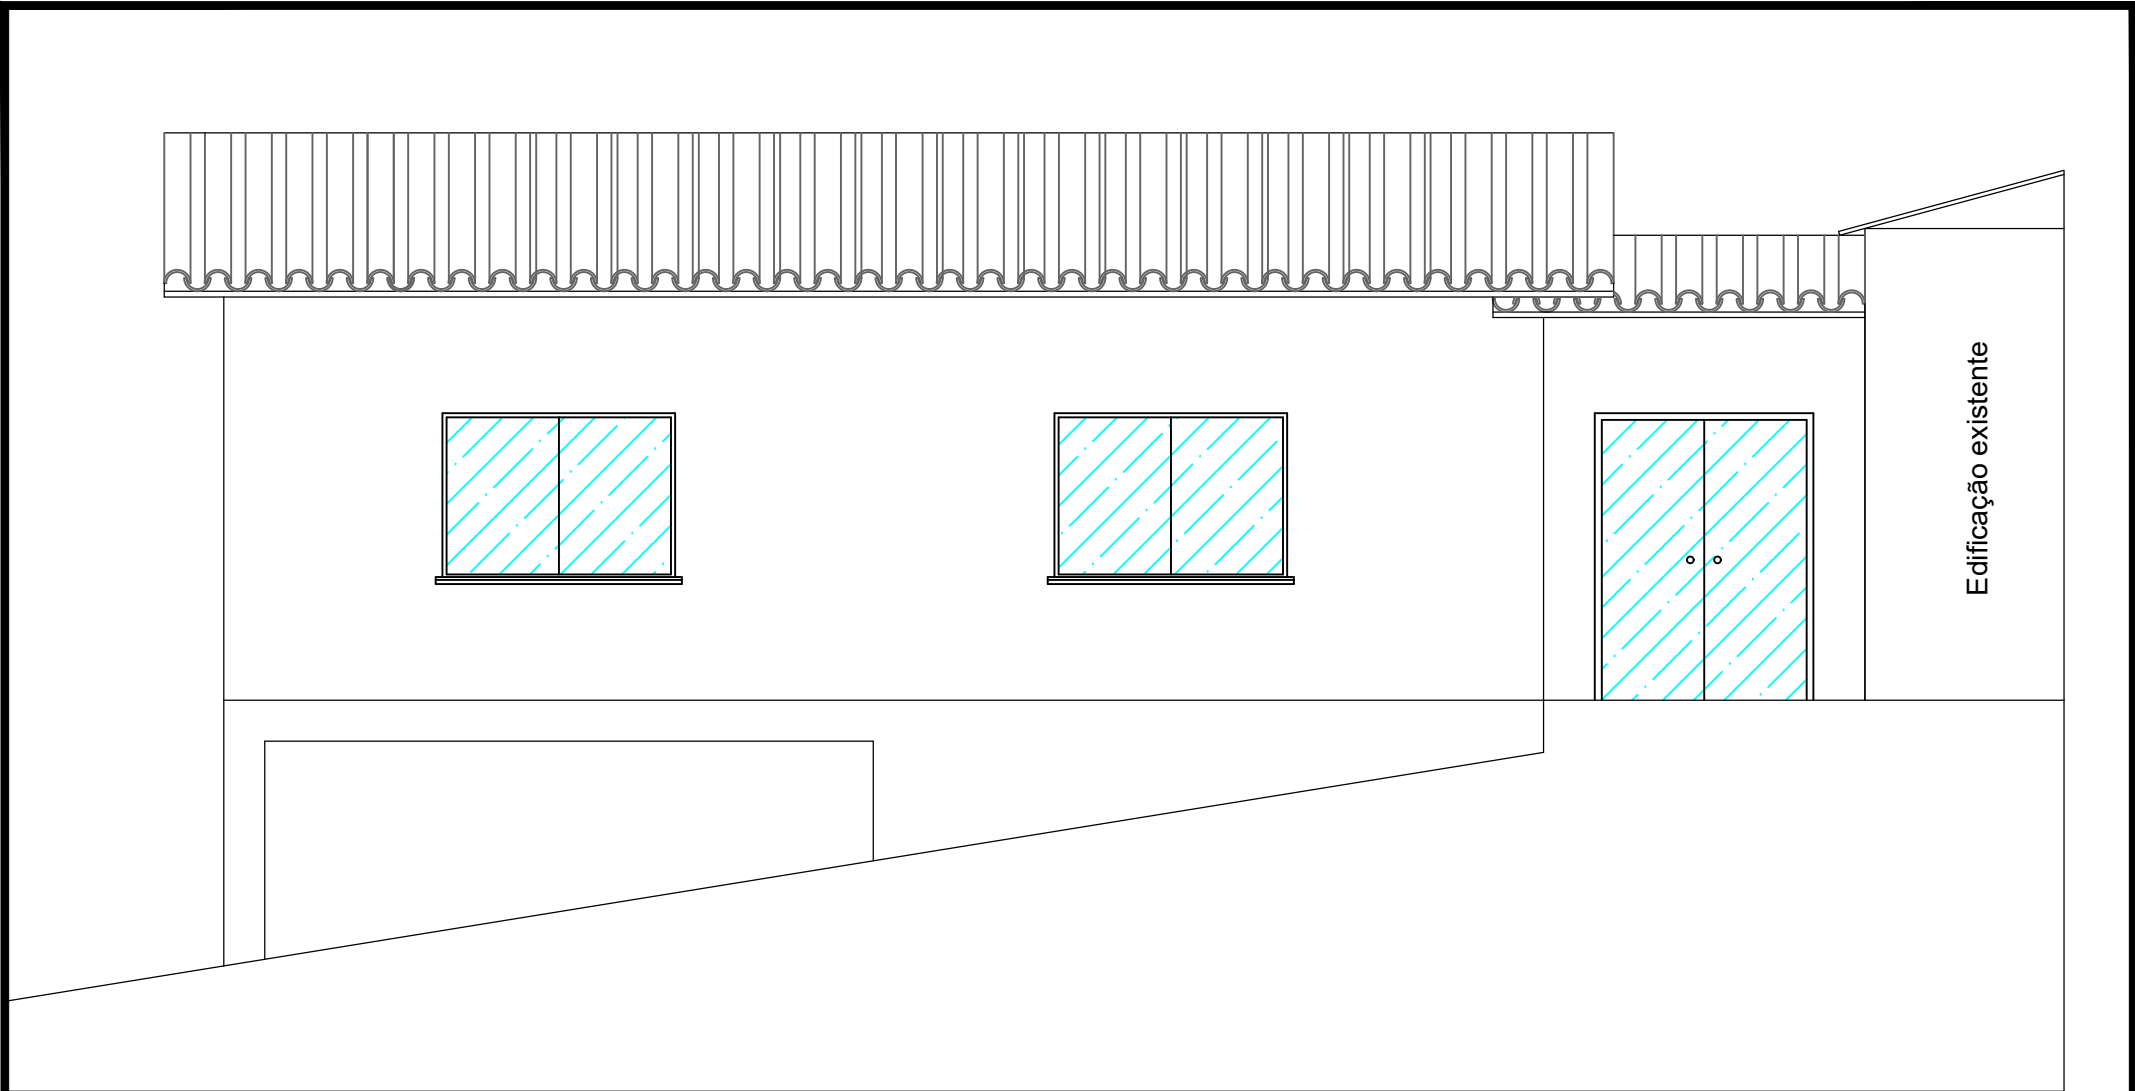


FACHADA LATERAL
ESCALA 1/75

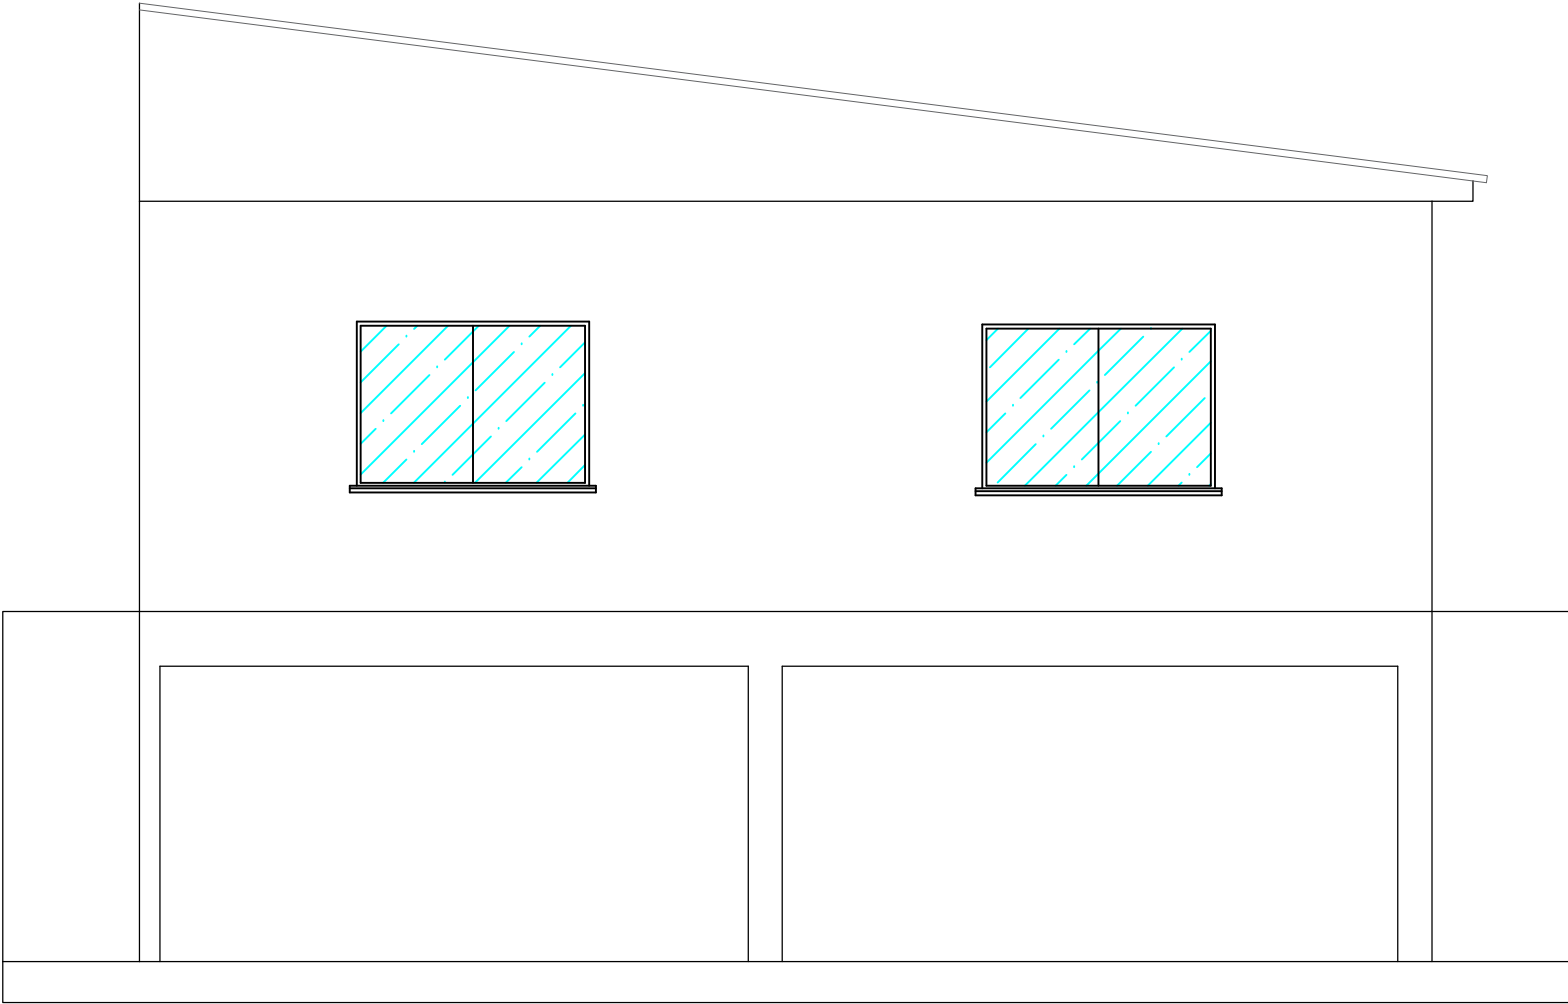


FACHADA FUNDOS
ESCALA 1/75

 Estado do Rio Grande do Sul Prefeitura Municipal de Itacurubi	PROJETO ARQUITETÔNICO: FACHADAS - AMPLIAÇÃO UBS		ENDEREÇO: AV. DEZ DE ABRIL, N° 959, ITACURUBI/RS		ART N°: 13075233
	OBRA: AMPLIAÇÃO DA UNIDADE BÁSICA DE SAÚDE - IVO BRAGA FIALHO		DATA: MARÇO 2024	ÁREA TOTAL: 113,40 m²	ESCALAS: Indicadas
	SEPLAM Secretaria Municipal de Planejamento e do Meio-Ambiente		RESI gov.br Documento assinado digitalmente CAROLINA FRANCO BUDEL Data: 14/03/2024 11:09:13-0300 Verifique em https://validar.iti.gov.br Carolina Franco Budel Engenheira Civil - CREA RS 243252 - Matrícula 1308		PRANCHA: 04/12

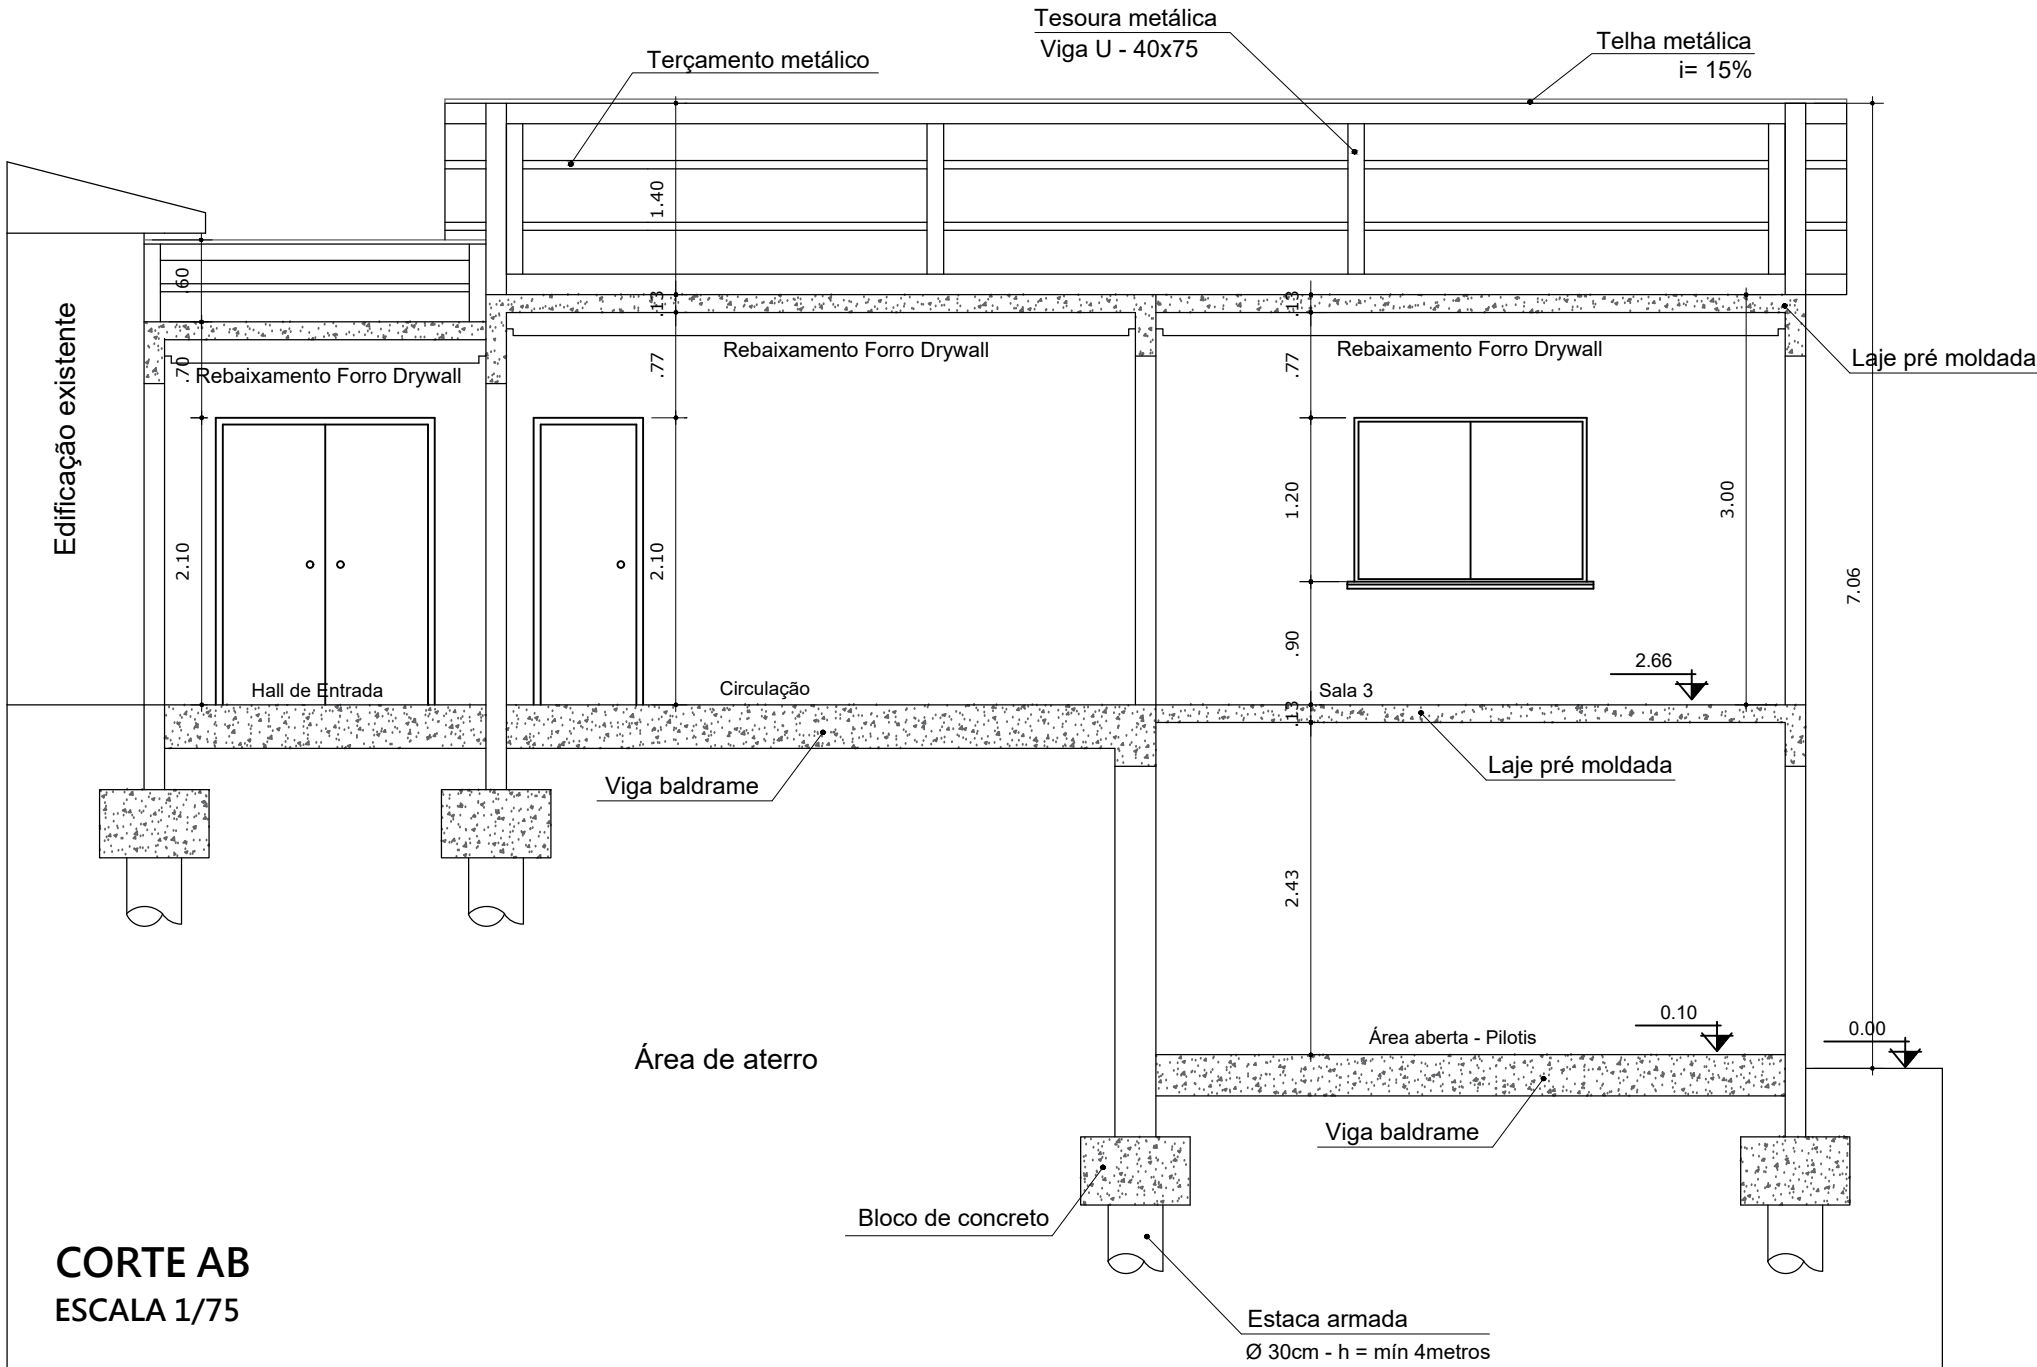


CORTE AB
ESCALA 1/75

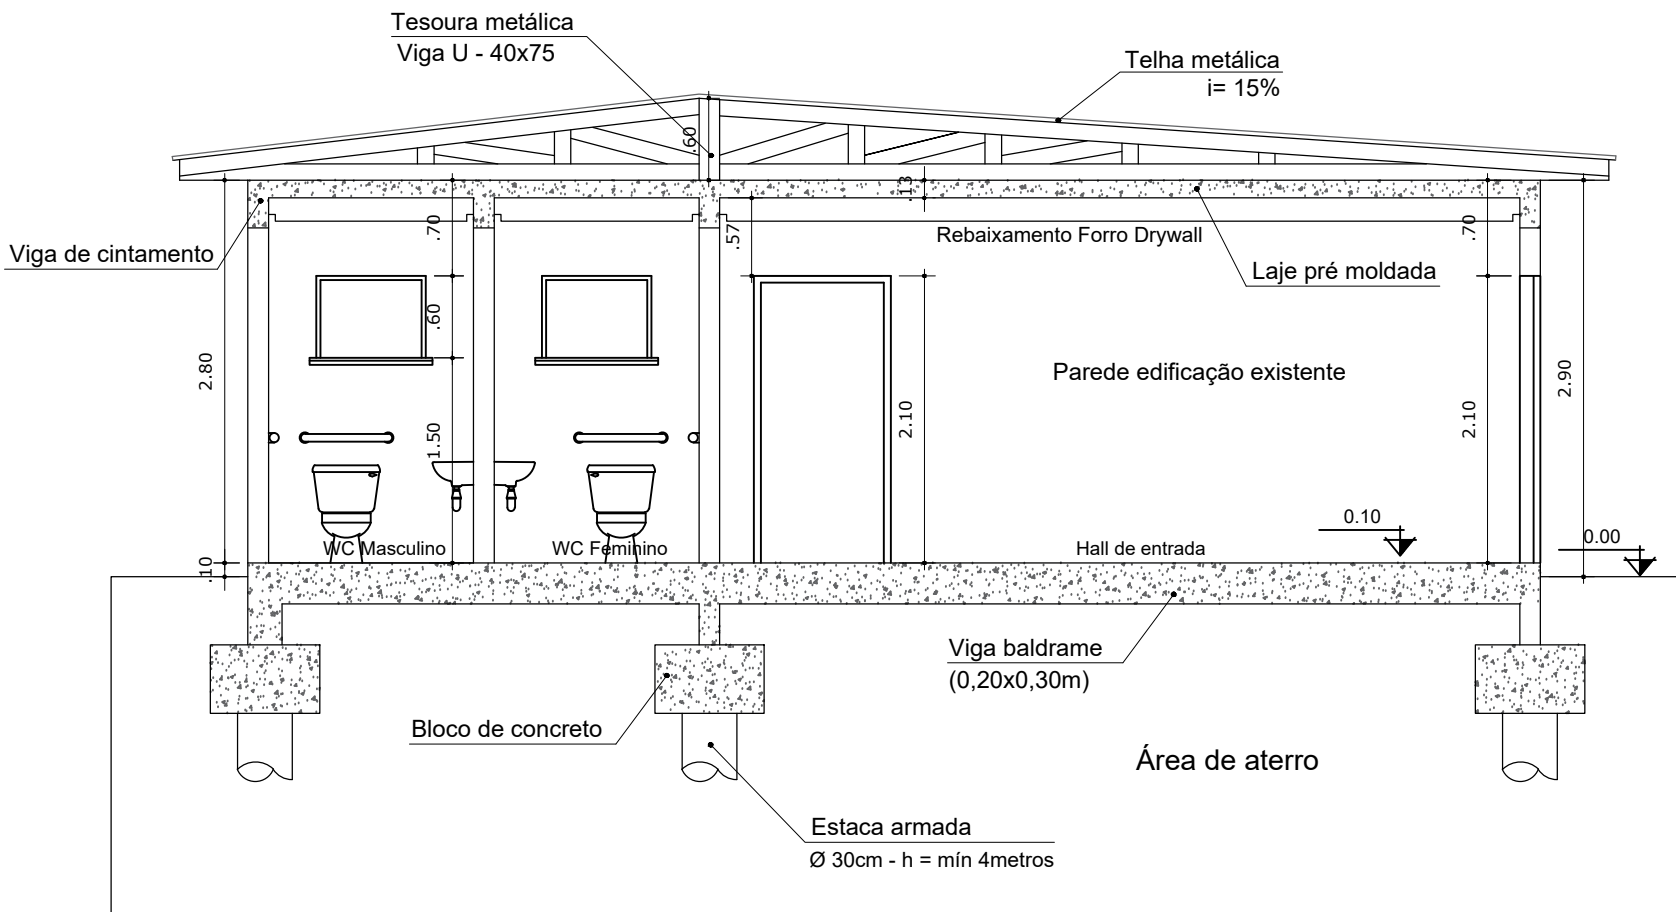


CORTE CD
ESCALA 1/75

 Estado do Rio Grande do Sul Prefeitura Municipal de Itacurubi	PROJETO ARQUITETÔNICO: CORTE AB E CORTE CD - AMPLIAÇÃO UBS		ENDEREÇO: AV. DEZ DE ABRIL, N° 959, ITACURUBI/RS		ART N°: 13075233
	OBRA: AMPLIAÇÃO DA UNIDADE BÁSICA DE SAÚDE - IVO BRAGA FIALHO		DATA: MARÇO 2024	ÁREA TOTAL: 113,40 m²	ESCALAS: Indicadas
	SEPLAM Secretaria Municipal de Planejamento e do Meio-Ambiente		RESPONSÁVEL TÉCNICO Documento assinado digitalmente gov.br CAROLINA FRANCO BUDEL Data: 14/03/2024 11:09:13-0300 Verifique em https://validar.iti.gov.br Carolina Franco Budel Engenheira Civil - CREA RS 243252 - Matrícula 1308		PRANCHA: 05/12
			Gelso dos Santos Soares Prefeito Municipal de Itacurubi		

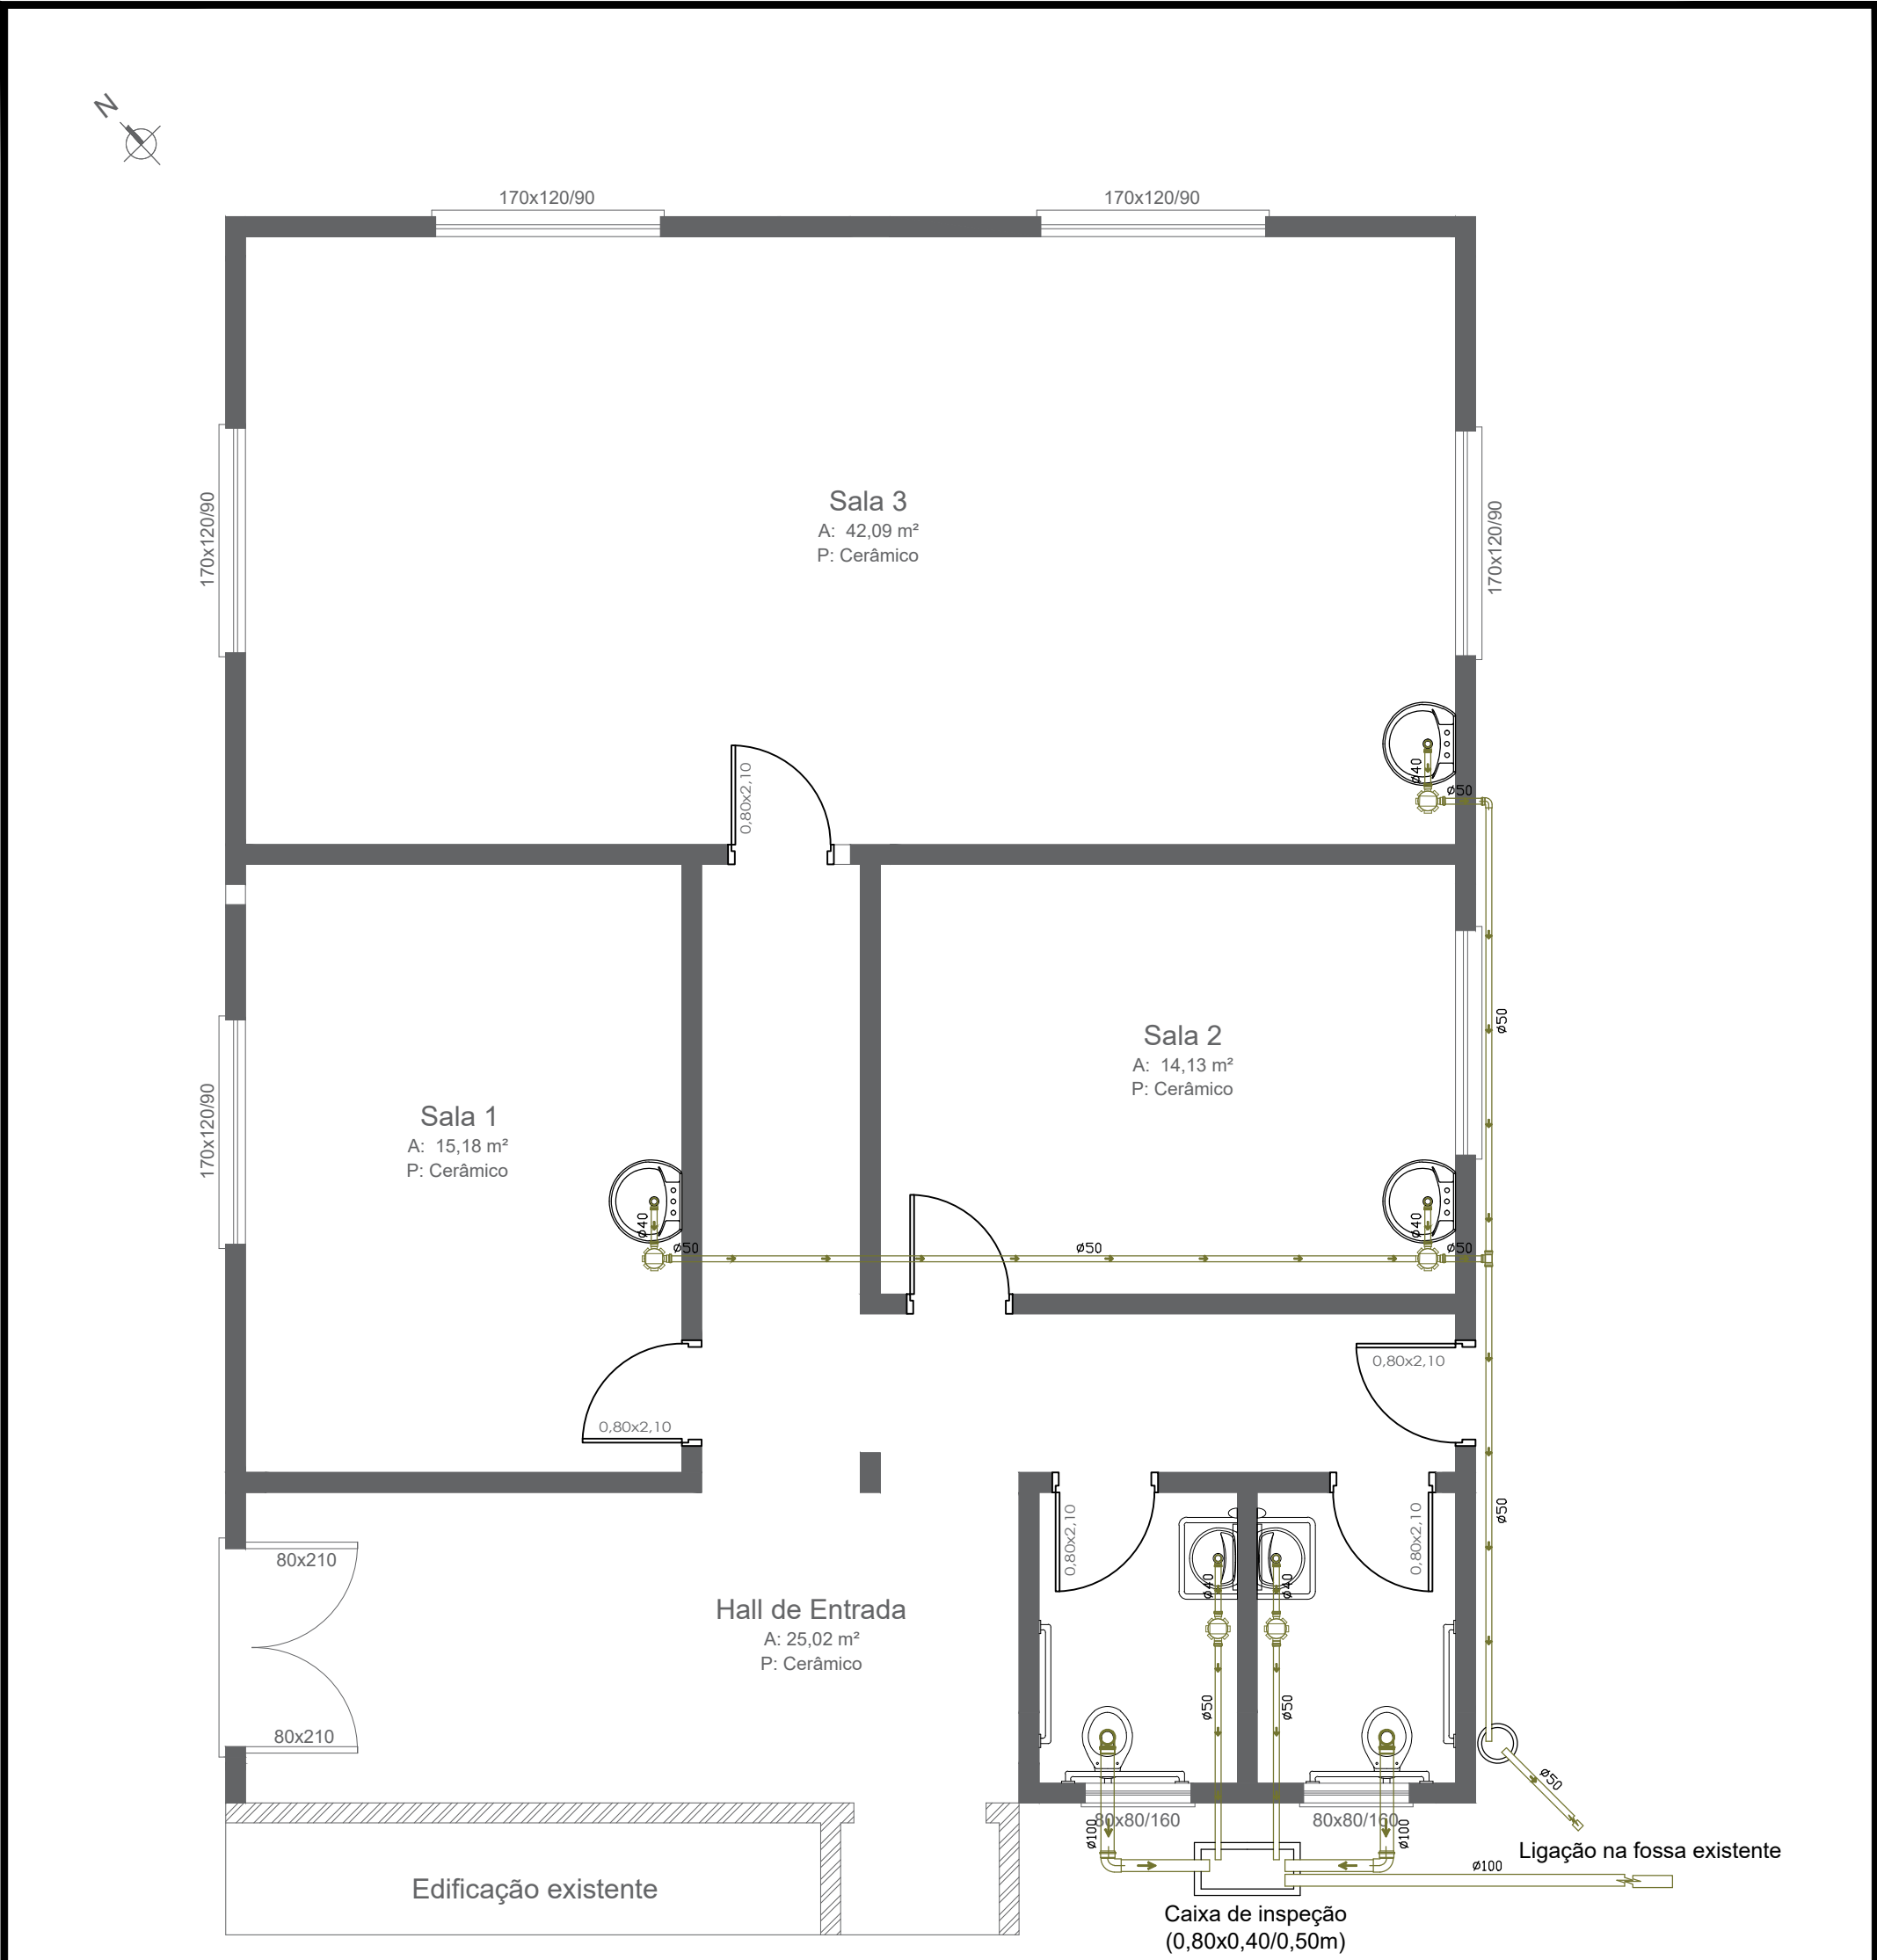

PLANTA BAIXA TÉCNICA - ESGOTO
ÁREA TOTAL = 113,40 m² - ESCALA 1/50


 Estado do Rio Grande do Sul Prefeitura Municipal de Itacurubi	PROJETO HIDROSSANITÁRIO: PLANTA BAIXA TÉCNICA - ESGOTO		ENDEREÇO: AV. DEZ DE ABRIL, N° 959, ITACURUBI/RS		ART N°: 13075233
	OBRA: AMPLIAÇÃO DA UNIDADE BÁSICA DE SAÚDE - IVO BRAGA FIALHO		DATA: MARÇO 2024	ÁREA TOTAL: 113,40 m²	ESCALAS: Indicadas
	SEPLAM Secretaria Municipal de Planejamento e do Meio-Ambiente		RESPONSÁVEL TÉCNICO: Documento assinado digitalmente CAROLINA FRANCO BUDEL Data: 14/03/2024 11:15:57-0300 Verifique em https://validar.iti.gov.br Carolina Franco Budel Engenheira Civil - CREA RS 243252 - Matrícula 1308		PRANCHA: 06/12

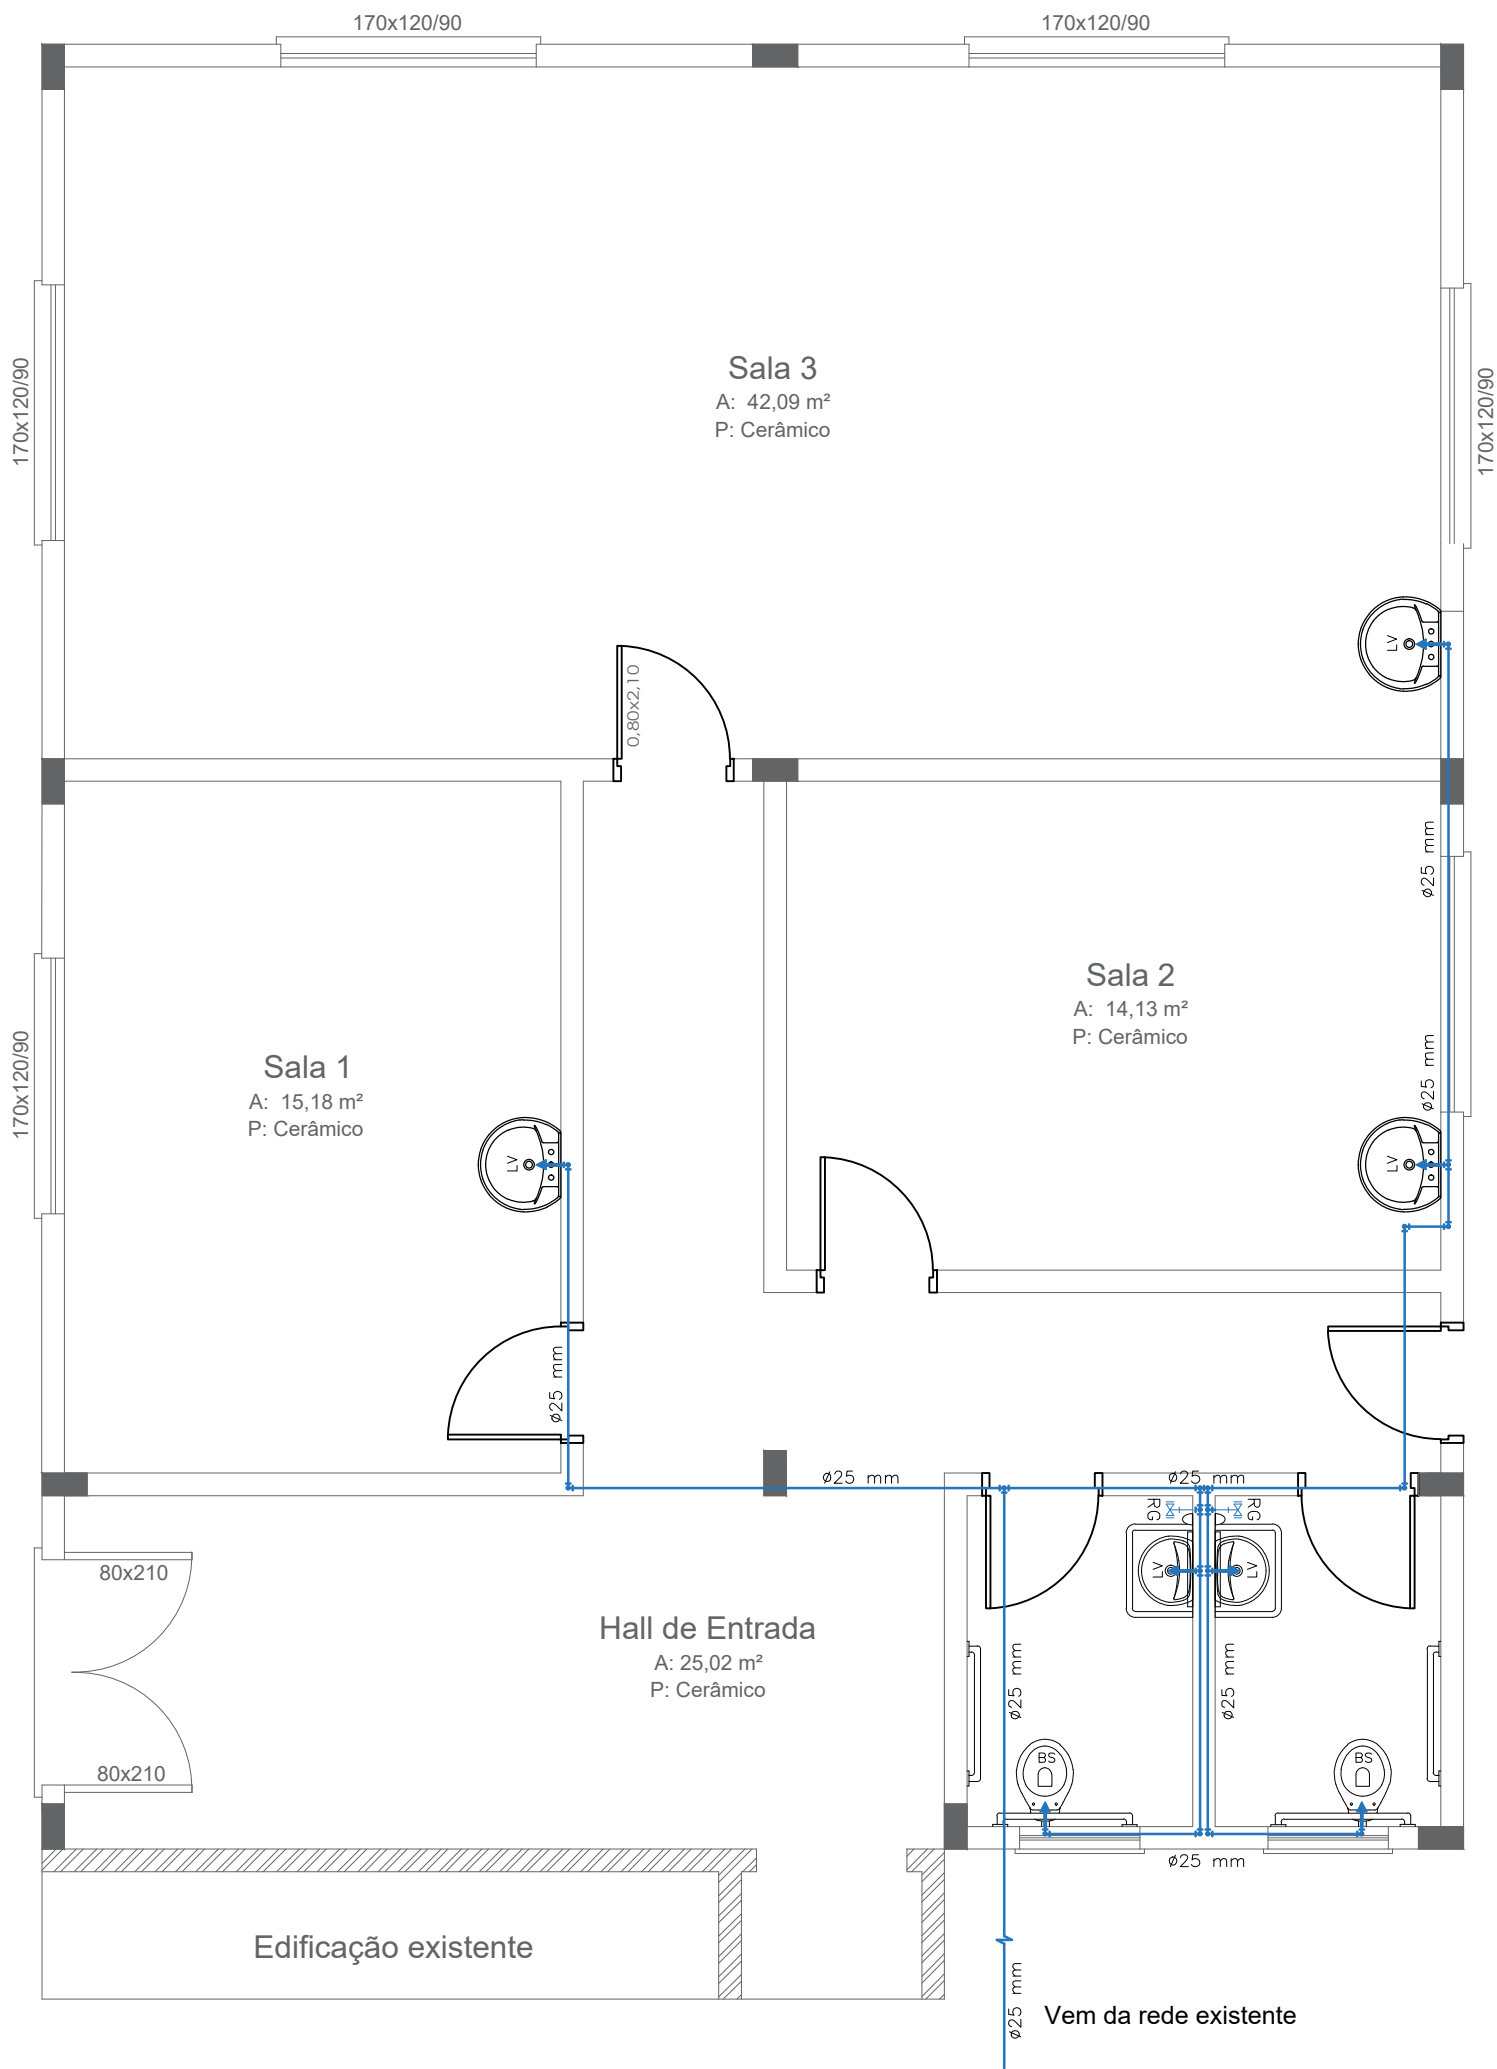

PLANTA BAIXA TÉCNICA - ÁGUA FRIA
ÁREA TOTAL = 113,40 m² - ESCALA 1/50

 Estado do Rio Grande do Sul Prefeitura Municipal de Itacurubi	PROJETO HIDROSSANITÁRIO: PLANTA BAIXA TÉCNICA - ÁGUA FRIA		ENDEREÇO: AV. DEZ DE ABRIL, N° 959, ITACURUBI/RS		ART N°: 13075233
	OBRA: AMPLIAÇÃO DA UNIDADE BÁSICA DE SAÚDE - IVO BRAGA FIALHO		DATA: MARÇO 2024	ÁREA TOTAL: 113,40 m²	ESCALAS: Indicadas
	SEPLAM Secretaria Municipal de Planejamento e do Meio-Ambiente		RESPONSÁVEL TÉCNICO: Documento assinado digitalmente  CAROLINA FRANCO BUDEL Data: 14/03/2024 11:15:57-0300 Verifique em https://validar.iti.gov.br Engenheira Civil - CREA RS 243252 - Matrícula 1308		PRANCHA: 07/12

Gelso dos Santos Soares
Prefeito Municipal de Itacurubi

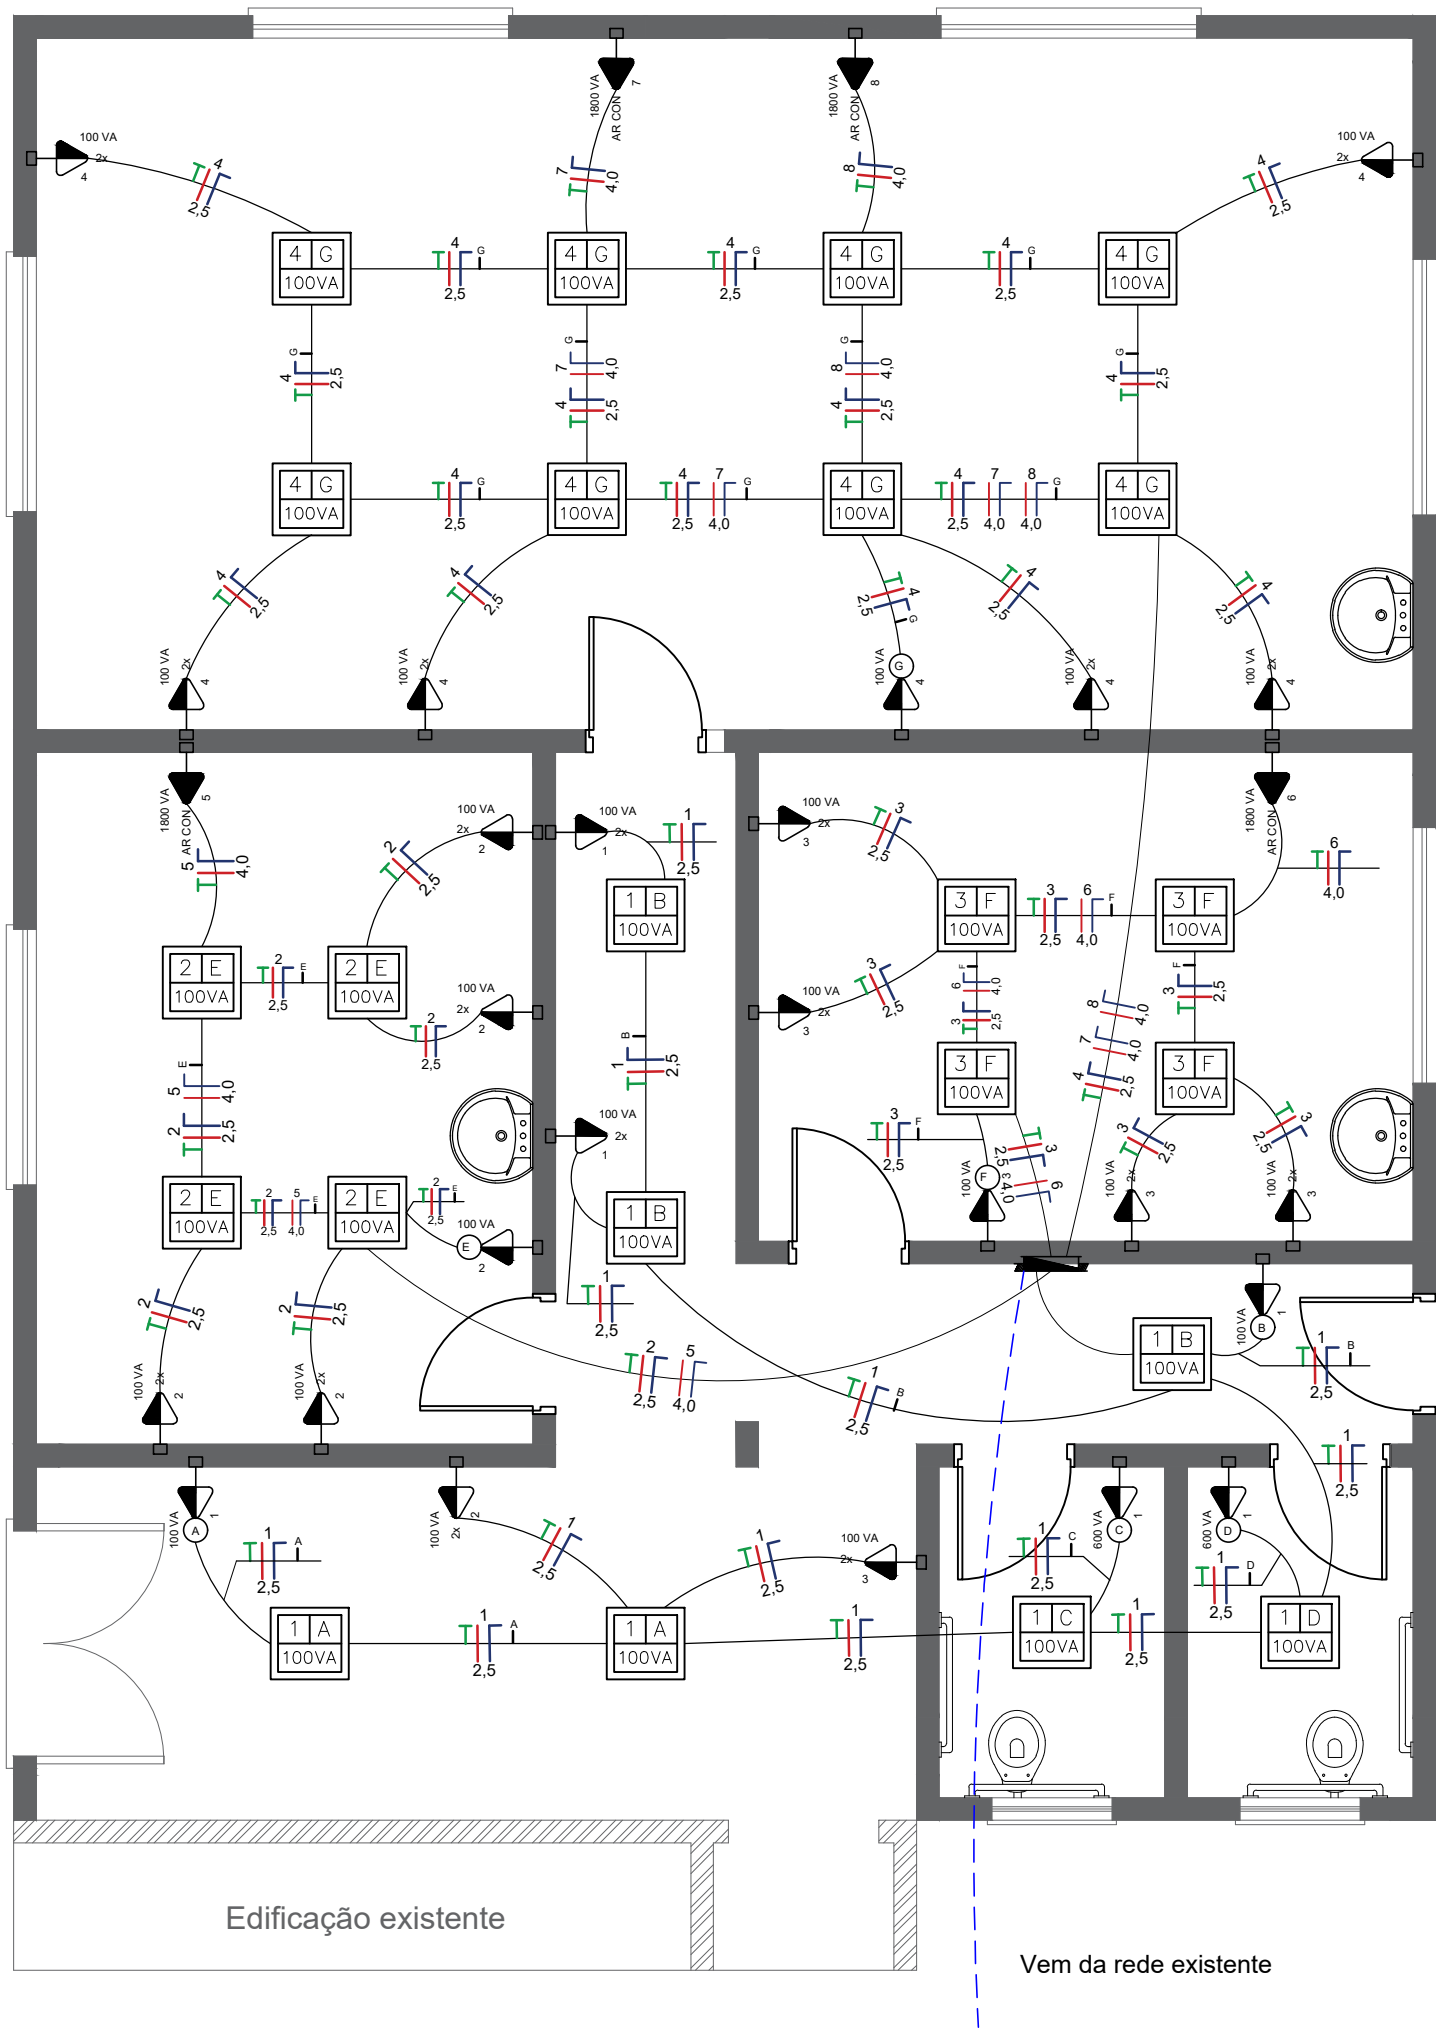

Finalidade	Iluminação	Tomadas			Potência Ativa P = S x F (W)	Potência Aparente P = S x F (VA)	Corrente Nominal I = S / V (A)	Proteção	
		100VA	600VA	1800VA				Tipo	Corrente Nominal
1 Hall, circulação e banheiros – iluminação e tomada	7	10	2	–	2320	2900	13,18	Disjuntor	16
2 Sala 1 – iluminação e Tomadas	4	9	–	–	1040	1300	5,91	Disjuntor	10
3 Sala 2 – iluminação e Tomadas	4	9	–	–	1040	1300	5,91	Disjuntor	10
4 Sala 3 – iluminação e Tomadas	8	13	–	–	2100	2100	9,55	Disjuntor	10
5 Climatização – Sala 1	–	–	–	1	1800	1800	8,18	Disjuntor	10
6 Climatização – Sala 2	–	–	–	1	1800	1800	8,18	Disjuntor	10
7 Climatização – Sala 3	–	–	–	1	1800	1800	8,18	Disjuntor	10
7 Climatização – Sala 3	–	–	–	1	1800	1800	8,18	Disjuntor	10

13700W

Ponto de luz no teto, com indicação de circuito (1), comando (a) e potência (100 VA)

Tomada de luz a meio altura (1100 mm do piso acabado), com indicação de potência (100VA) e circuito (1)

Tomada de luz a meio altura (1300 mm do piso acabado), com indicação de potência (100VA) e circuito (1), e interruptor simples – 1 tecla

Tomada de luz a meio altura, dupla, baixo (1300 mm do piso acabado), dupla com indicação de potência (100VA) e circuito (1)

Quadro geral de luz e força embutido, instalado a meio altura

Eletroduto de PVC flexível, corrugado e médio, embutido na parede ou teto, com indicação de diâmetro (ø1")

Condutor neutro, fase, proteção e comando, respectivamente, com indicação de circuito (3), seção (2,5mm²) e comando (a), instalado em eletroduto embutido em laje, parede ou piso.

OBSERVAÇÃO:

Tomadas sem especificação de potência são de 100 VA.

Eletrodutos sem especificação de diâmetro, são de ø1"

PLANTA BAIXA TÉCNICA - ELÉTRICO

ÁREA TOTAL = 113,40 m² - ESCALA 1/50



Estado do Rio Grande do Sul
Prefeitura Municipal de Itacurubi

PROJETO ELÉTRICO:

PLANTA BAIXA TÉCNICA E QUADRO DE CARGAS

OBRA:

AMPLIAÇÃO DA UNIDADE BÁSICA DE SAÚDE - IVO BRAGA FIALHO

SEPLAM

Secretaria Municipal de
Planejamento e do Meio-Ambiente

RESPONSÁVEL TÉCNICO:

Documento assinado digitalmente

gov.br

CAROLINA FRANCO BUDEL

Data: 14/03/2024 11:15:57-0300

Verifique em <https://validar.iti.gov.br>

CAROLINA FRANCO BUDEL

Engenheira Civil - CREA RS 243252 - Matrícula 1308

ENDEREÇO:

AV. DEZ DE ABRIL, N° 959, ITACURUBI/RS

DATA:

MARÇO 2024

ÁREA TOTAL:

113,40 m²

ART N°:

13075233


ESCALAS:

Indicadas

PRANCHA:

08/12


Gelso dos Santos Soares
Prefeito Municipal de Itacurubi

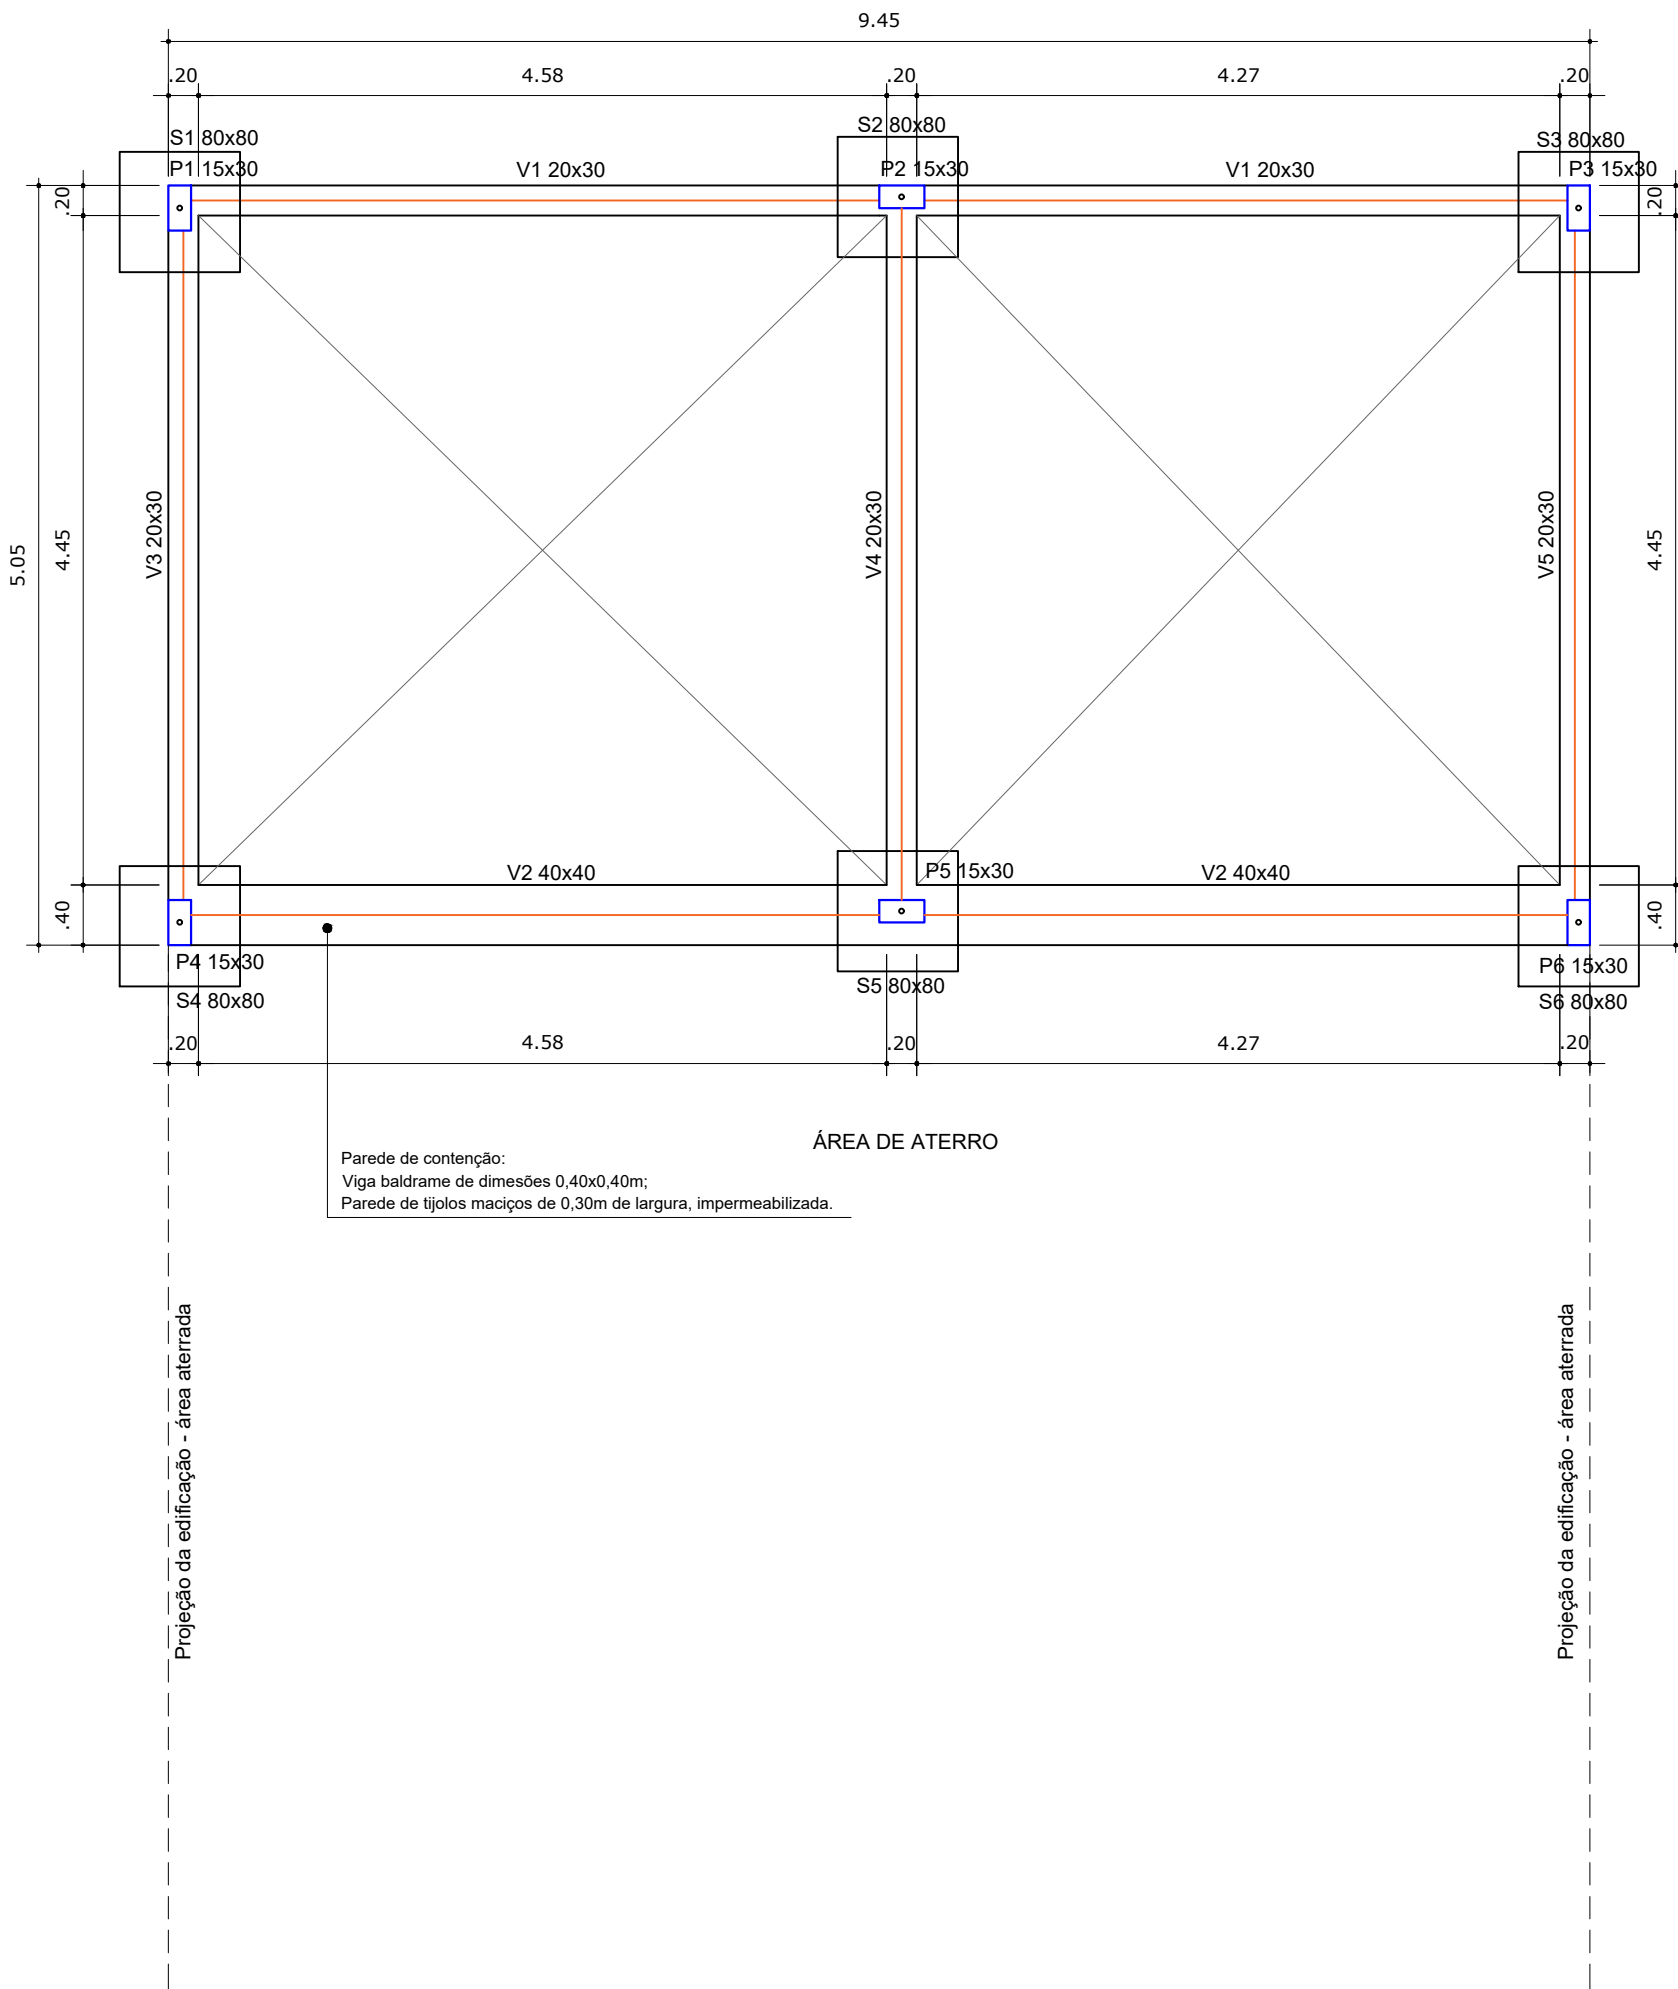


PLANTA BAIXA TÉCNICA - FÔRMAS SUBSOLO
ESCALA 1/50

 Estado do Rio Grande do Sul Prefeitura Municipal de Itacurubi	PROJETO ESTRUTURAL: PLANTA BAIXA TÉCNICA - FÔRMAS SUBSOLO	ENDEREÇO: AV. DEZ DE ABRIL, N° 959, ITACURUBI/RS		ART N°: 13075233
	OBRA: AMPLIAÇÃO DA UNIDADE BÁSICA DE SAÚDE - IVO BRAGA FIALHO	DATA: MARÇO 2024	ÁREA TOTAL: 113,40 m²	ESCALAS: Indicadas
	SEPLAM Secretaria Municipal de Planejamento e do Meio-Ambiente	RESPONSÁVEL TÉCNICO: Documento assinado digitalmente CAROLINA FRANCO BUDEL Data: 14/03/2024 11:15:57-0300 Verifique em https://validar.iti.gov.br Engenheira Civil - CREA RS 243252 - Matrícula 1308		PRANCHA: 09/12

PILARES (01 A0 12)

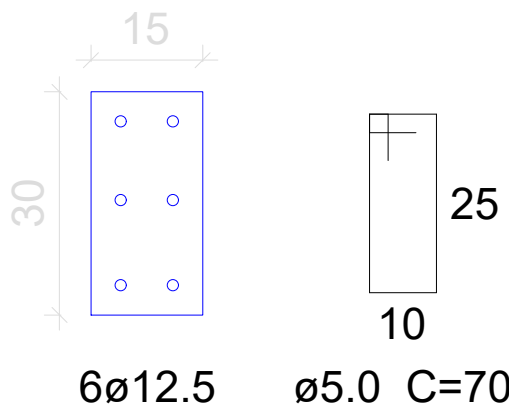


VIGAS BALDRAME

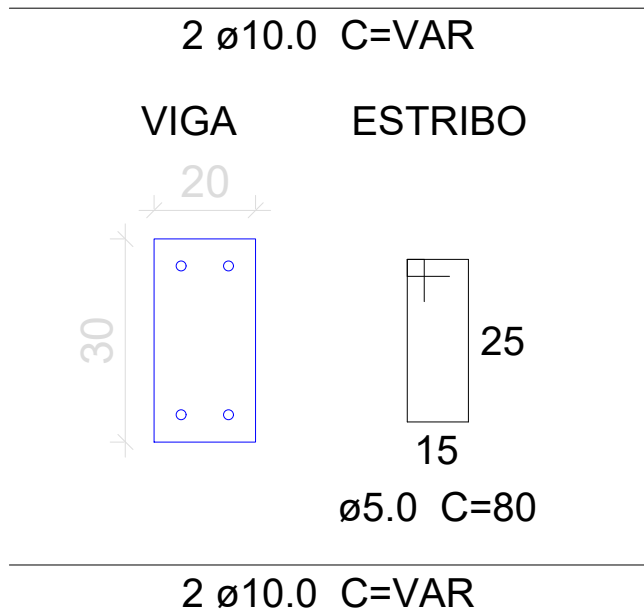


BLOCO ASSOCIADO A ESTACA

PLANTA

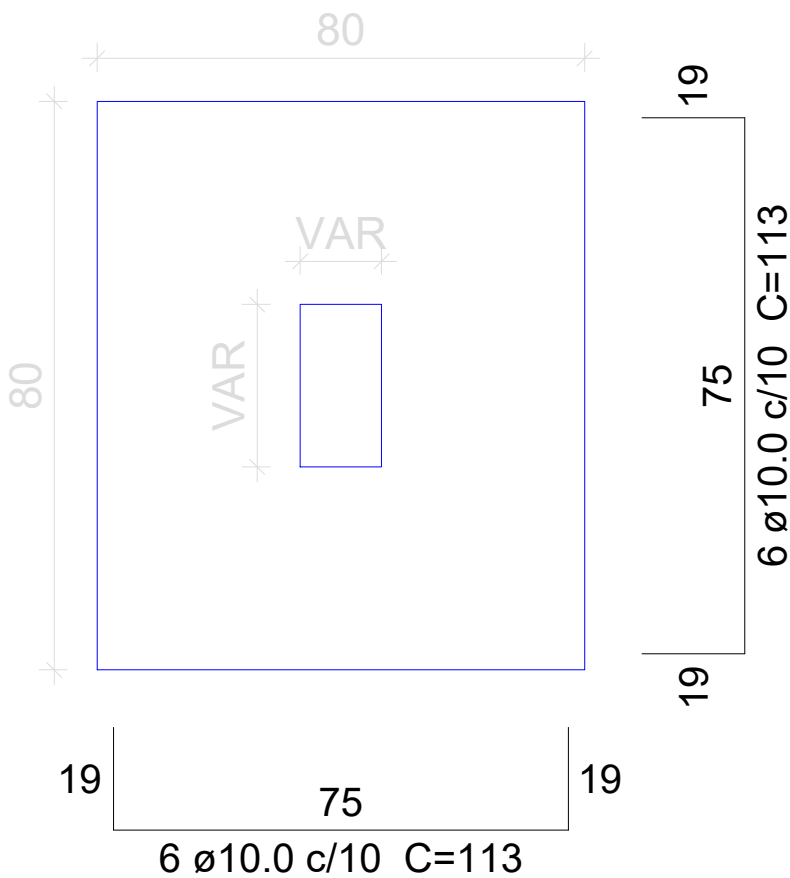

CORTE

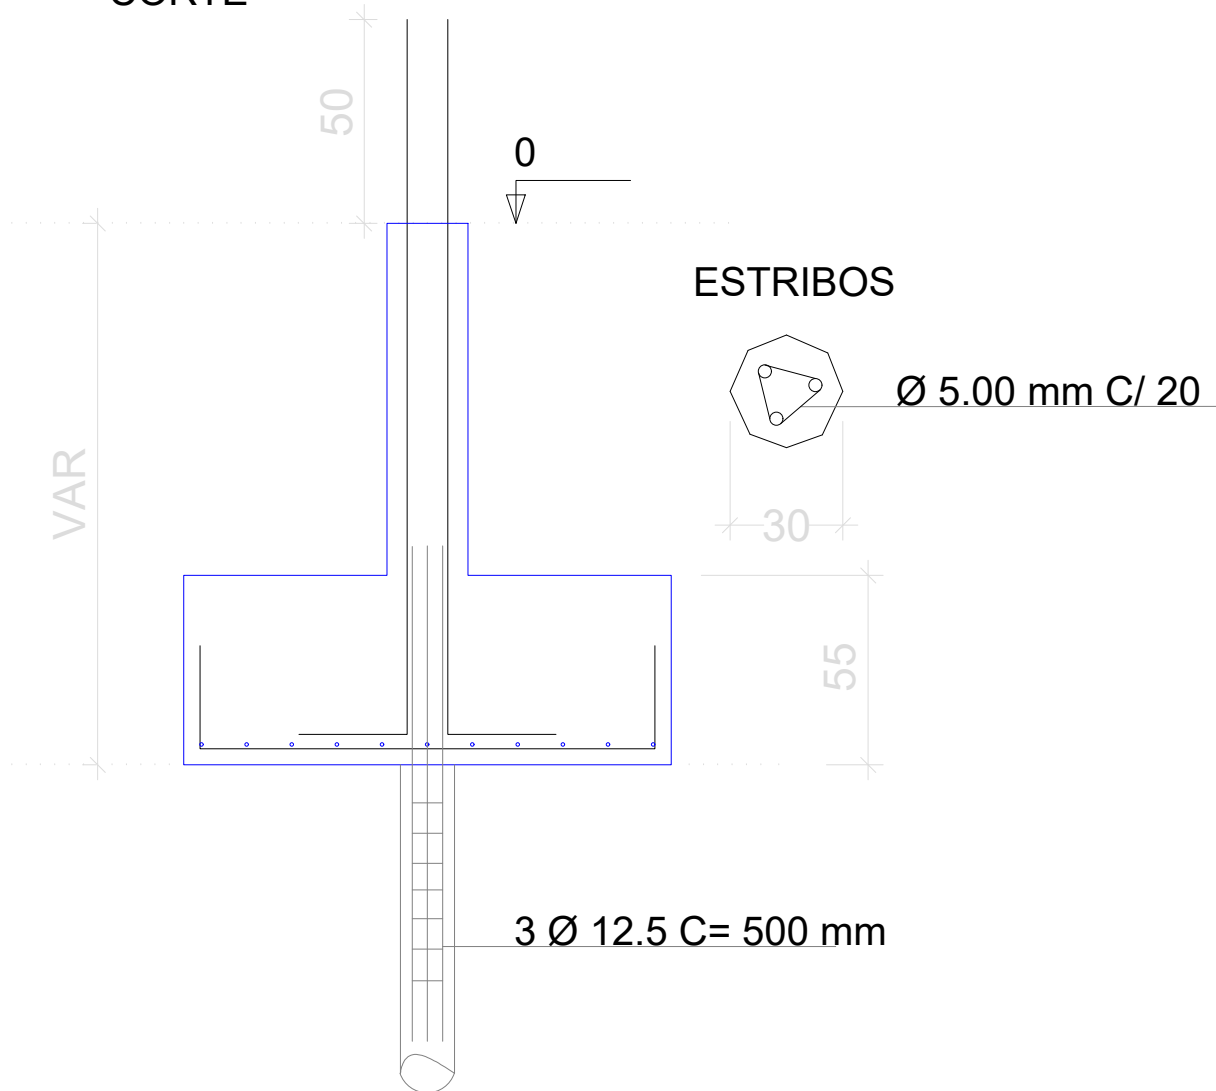

DETALHAMENTO PILARES E FUNDAÇÕES



Estado do Rio Grande do Sul
Prefeitura Municipal de Itacurubi

PROJETO ESTRUTURAL:
DETALHAMENTOS ESTRUTURAIS

OBRA:

AMPLIAÇÃO DA UNIDADE BÁSICA DE SAÚDE - IVO BRAGA FIALHO

SEPLAM

Secretaria Municipal de
Planejamento e do Meio-Ambiente

RESPONSÁVEL TÉCNICO:

gov.br

Documento assinado digitalmente
CAROLINA FRANCO BUDEL
Data: 14/03/2024 11:18:47-0300
Verifique em <https://validar.iti.gov.br>

Engenharia Civil - CREA RS 243252 - Matrícula 1308

ENDEREÇO:
AV. DEZ DE ABRIL, N° 959, ITACURUBI/RS

DATA:
MARÇO 2024

ÁREA TOTAL:
113,40 m²


ART N°:
13075233

ESCALAS:
Indicadas

PRANCHA:

11/12

Gelso dos Santos Soares
Prefeito Municipal de Itacurubá

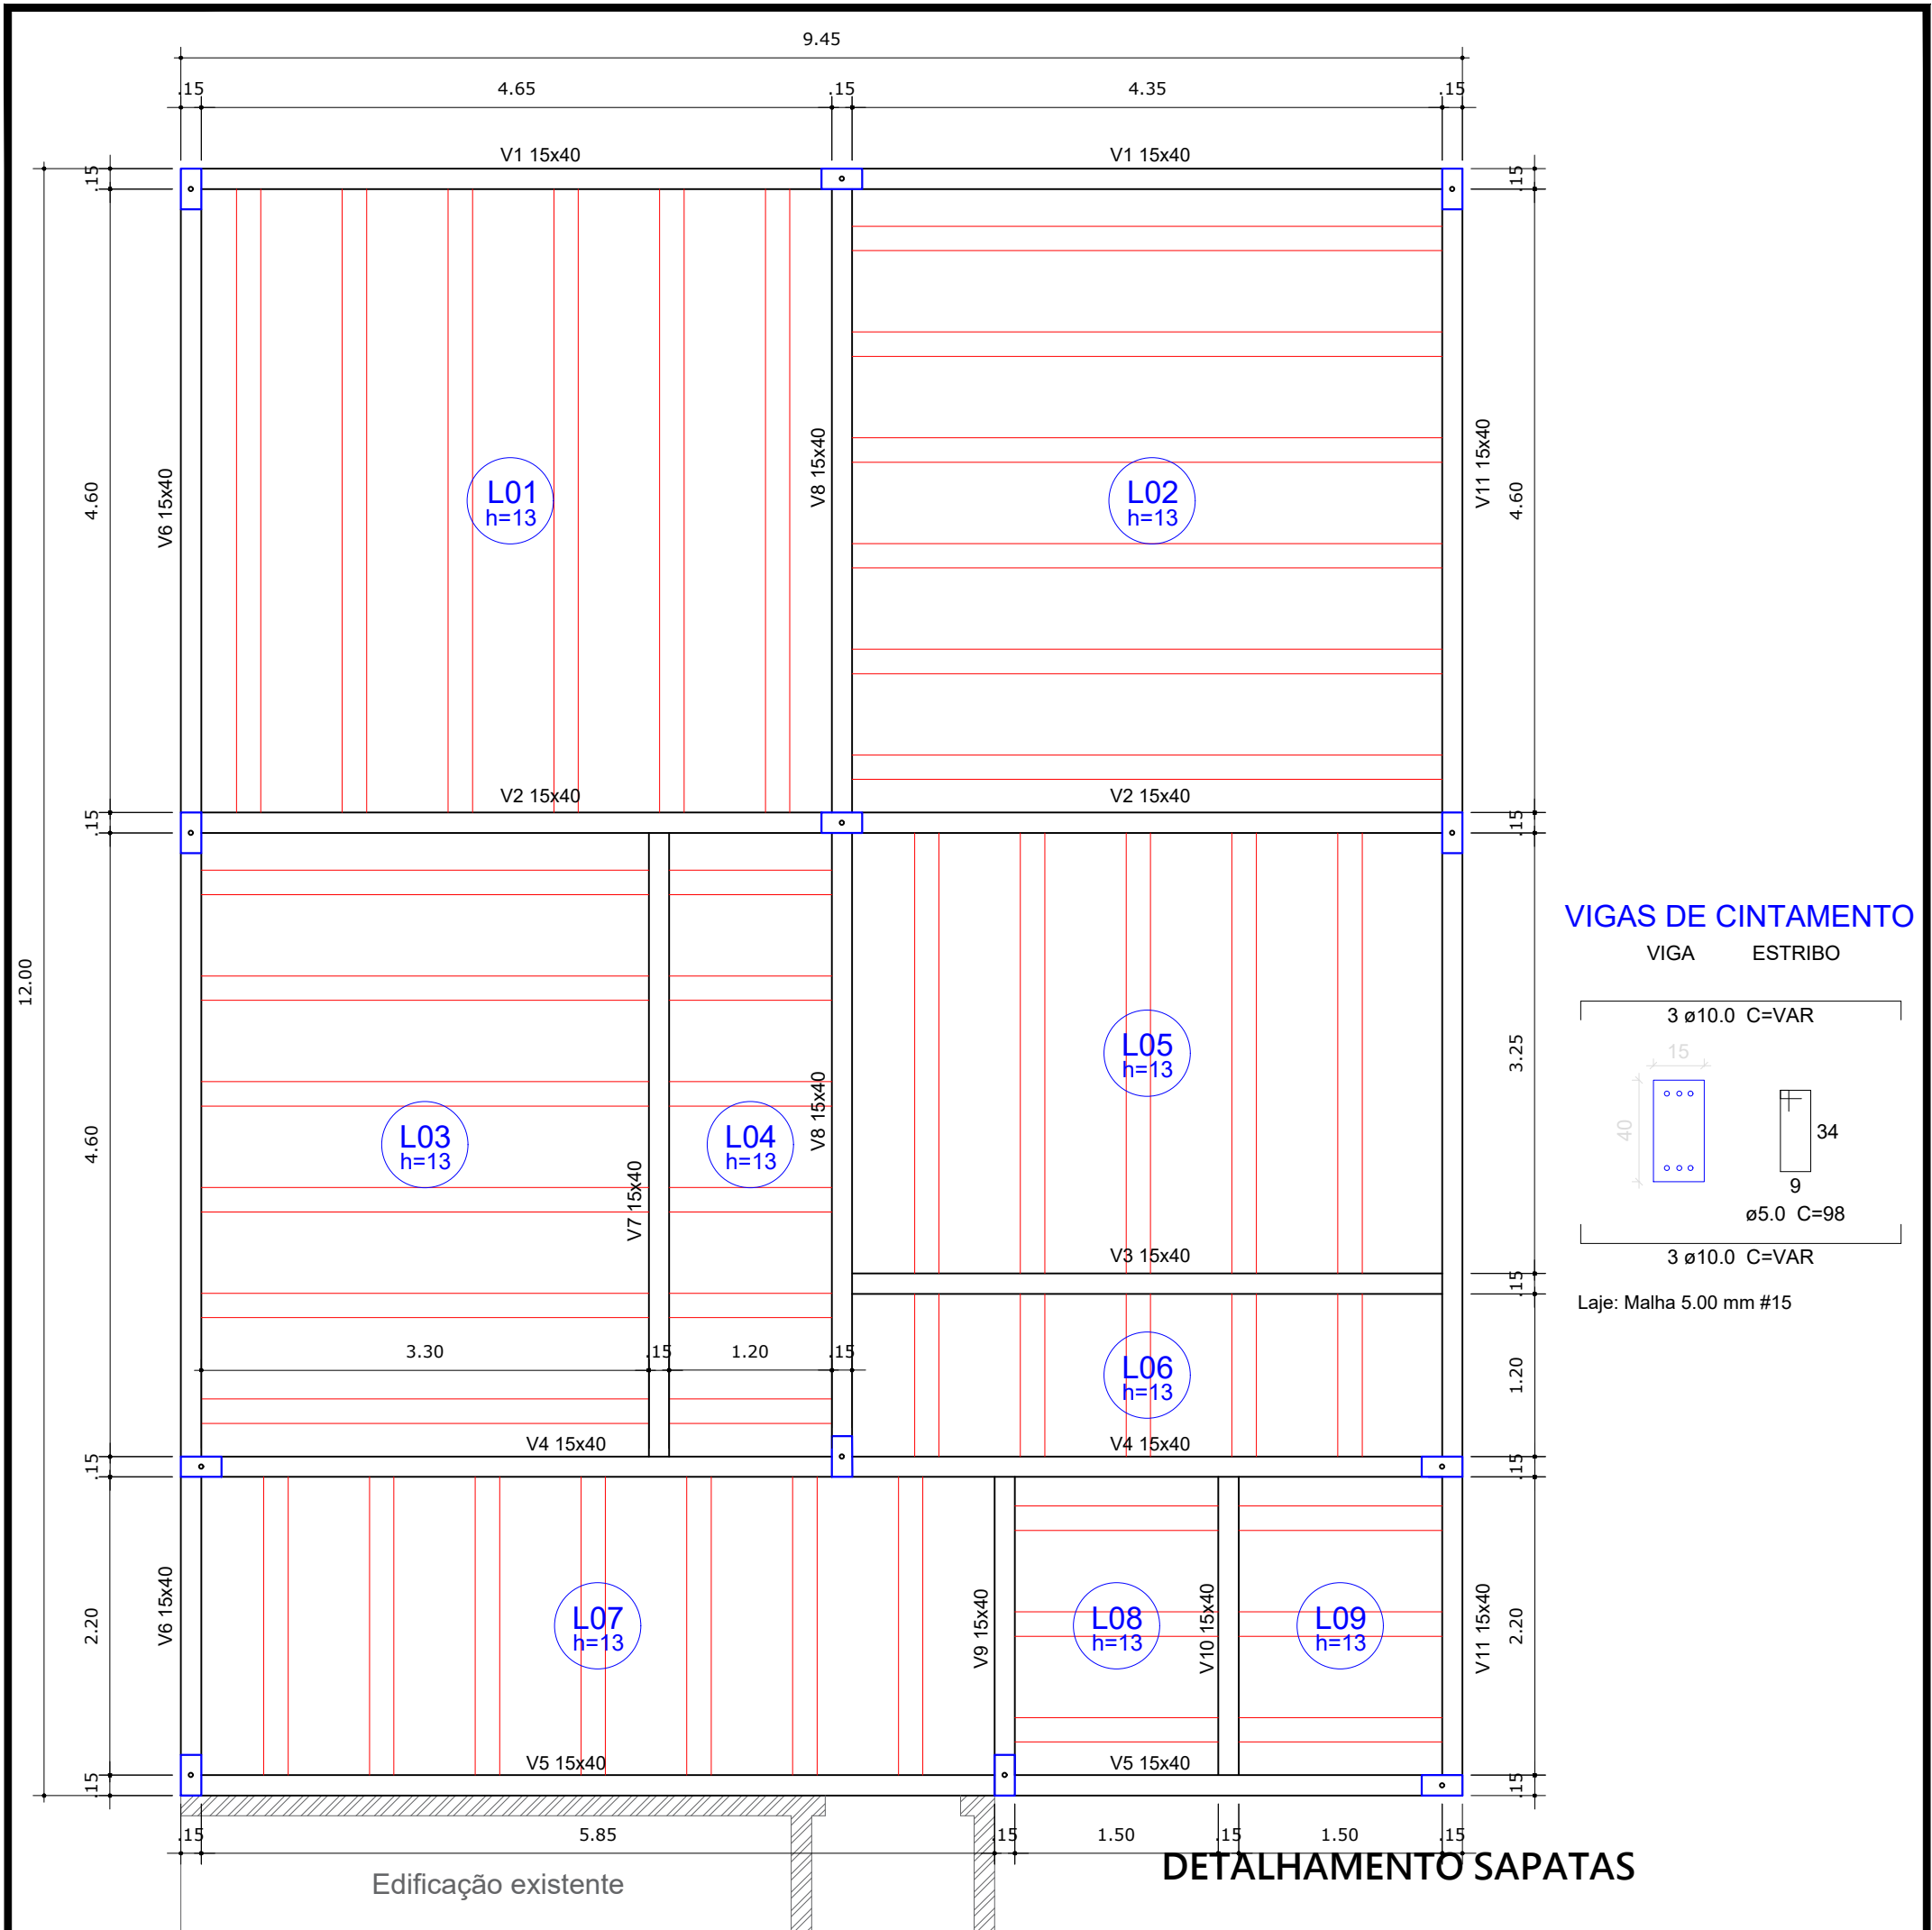

PLANTA BAIXA TÉCNICA - FÔRMAS COBERTURA
ESCALA 1/50



PROJETO ESTRUTURAL:
PLANTA BAIXA TÉCNICA - FÔRMAS COBERTURA

OBRA:
AMPLIAÇÃO DA UNIDADE BÁSICA DE SAÚDE - IVO BRAGA FIALHO

SEPLAM
Secretaria Municipal de
Planejamento e do Meio-Ambiente

RESPONSÁVEL TÉCNICO:
Documento assinado digitalmente
CAROLINA FRANCO BUDEL
Data: 14/03/2024 11:18:47-0300
Verifique em <https://validar.iti.gov.br>
Carolina Franco Budel
Engenheira Civil - CREA RS 243252 - Matrícula 1308

ENDEREÇO:
AV. DEZ DE ABRIL, N° 959, ITACURUBI/RS

DATA:
MARÇO 2024

ÁREA TOTAL:
113,40 m²

ART N°:
13075233

ESCALAS:
Indicadas

Gelso dos Santos Soares
Prefeito Municipal de Itacurubi

PRANCHA:
12/12