


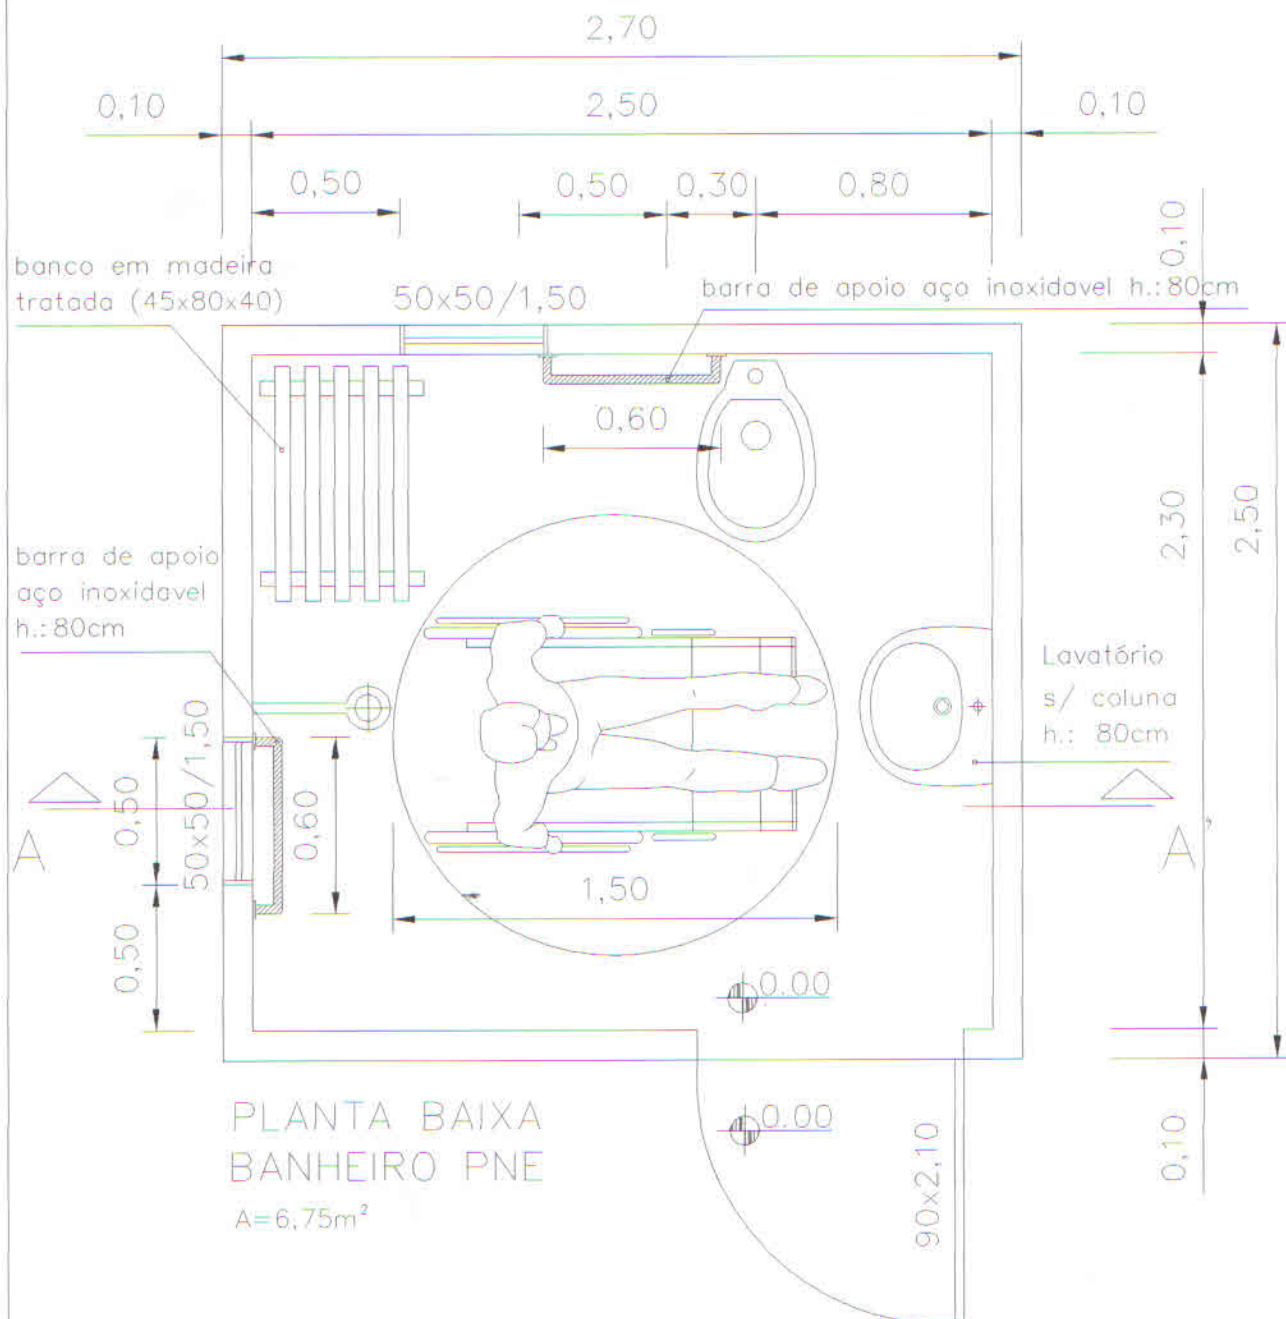

PREFEITURA MUNICIPAL DE DEZESSEIS DE NOVOEMBRO / RS

MUNICÍPIO:
Dezesseis de
Novembro - RS

ESCALA:
1/25

DATA:
FEV/13

PROJETO:

MÓDULO SANITÁRIO DOMICILIAR - PNE's

NOME BENEFICIÁRIO:

Nº CPF:

DESENHO:

PREFEITO MUNICIPAL:


Maicol Uhlmann Heinzmann
Arq. e Urb. - CAU-93048-2

ÁREA:

6,75m²

PRANCHA:

1/6

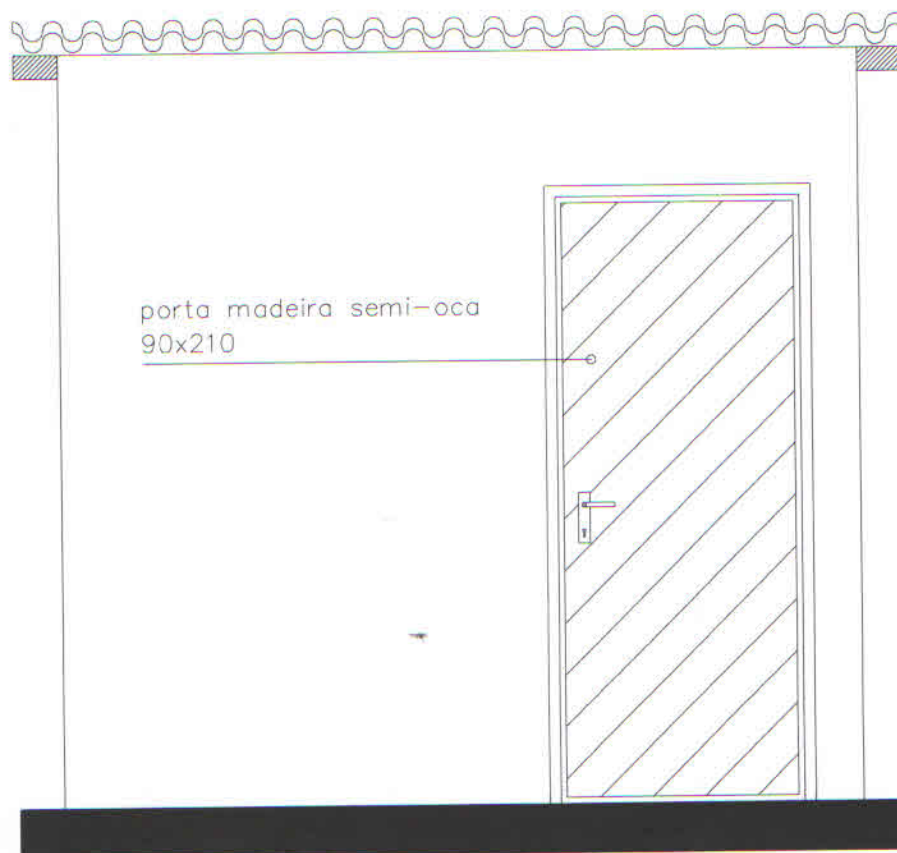

porta madeira semi-oca
90x210

manter nível
existente casa
para implantar banheiro

FACHADA FRONTAL



PREFEITURA MUNICIPAL DE DEZESSEIS DE NOVEMBRO / RS

MUNICÍPIO:
Dezesseis de
Novembro - RS

PROJETO:
MÓDULO SANITÁRIO DOMICILIAR - PNE's

ÁREA:
6,75m²

ESCALA:
1/25

NOME BENEFICIADO:

Nº CPF:


PRANCHA:

2/6


DATA:
FEV/13


DESENHO:
Maicol Uhmman Heinzmann
Maicol Uhmman Heinzmann
Arq. e Urb. - CAU 93048-2

PREFEITO MUNICIPAL:

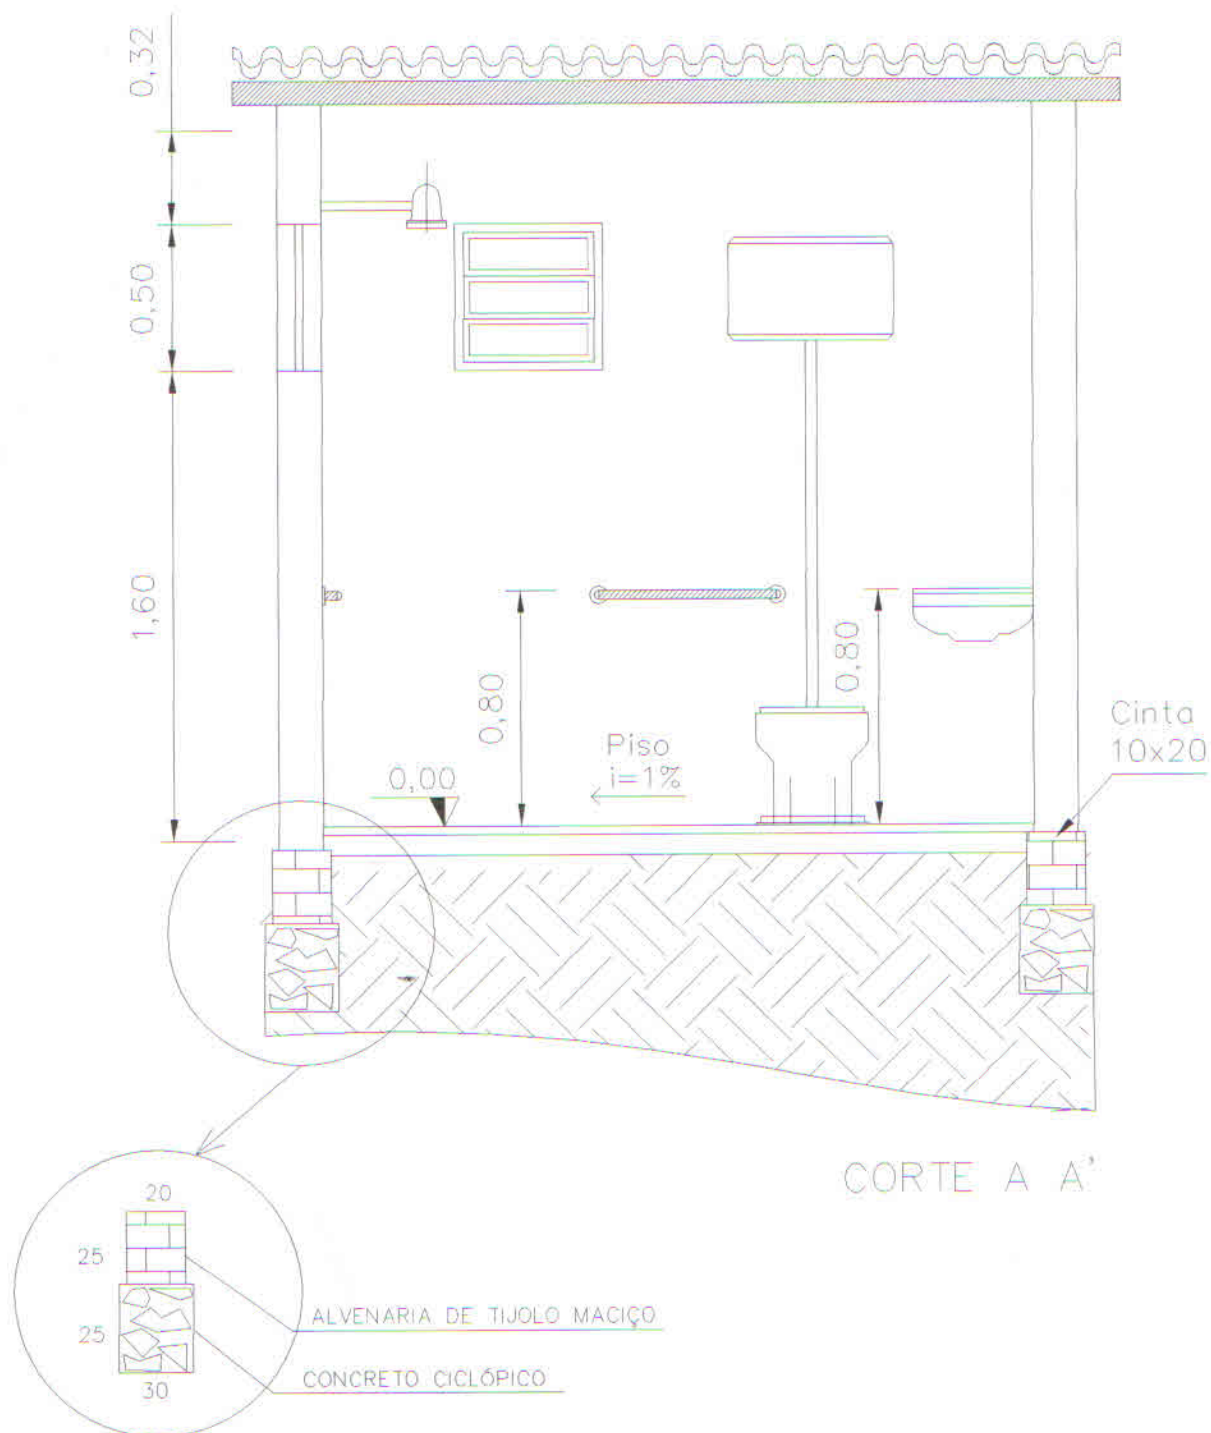

PREFEITURA MUNICIPAL DE DEZESSEIS DE NOVOEMBRO / RS

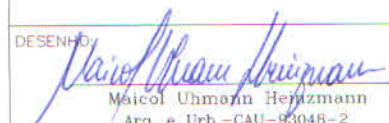MUNICÍPIO: Dezesseis de Novembro - RS	PROJETO: MÓDULO SANITÁRIO DOMICILIAR - PNE's		ÁREA: 6,75m ²
ESCALA: 1/25	NOME BENEFICIADO:	Nº CPF:	PRANCHA: 3/6
DATA: FEV/13	DESENHO:  Márcio Uhlmann Herzmann Arq. e Urb. - CAU-93048-2		
	PREFEITO MUNICIPAL:		

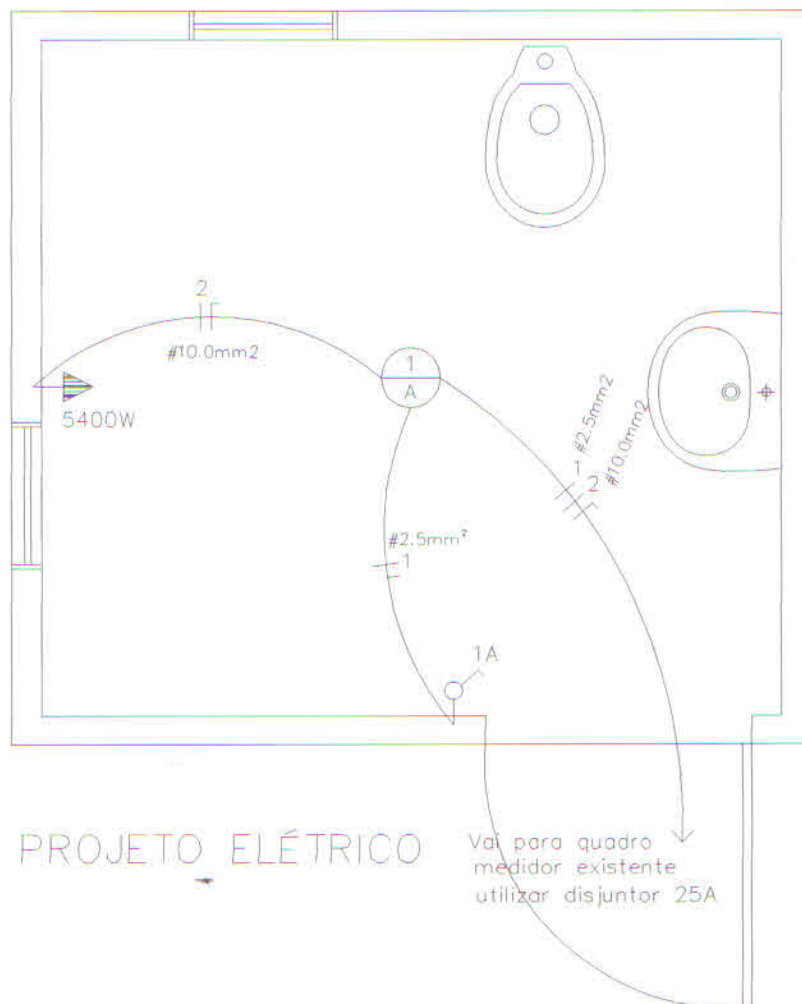


LEGENDA	
	TOMADA ALTA h.: 2,20m
	PONTO DE LUZ NO TETO
	INTERRUPTOR SIMPLES h.: 1,00m
	CONDUTOR FASE
	CONDUTOR NEUTRO
	CONDUTOR RETORNO



PREFEITURA MUNICIPAL DE DEZESSEIS DE NOVOBRO / RS

MUNICÍPIO: Dezesseis de Novembro - RS	PROJETO: MÓDULO SANITÁRIO DOMICILIAR - PNE's		ÁREA: 6,75m ²
ESCALA: 1/25	NOME BENEFICIADO:	Nº CPF:	PRANCHA: 4/6
DATA: FEV/13	DESENHO: Maicol Uhlmann Herzmann Arg. e Urb. - CAU-96948-2	PREFEITO MUNICIPAL:	

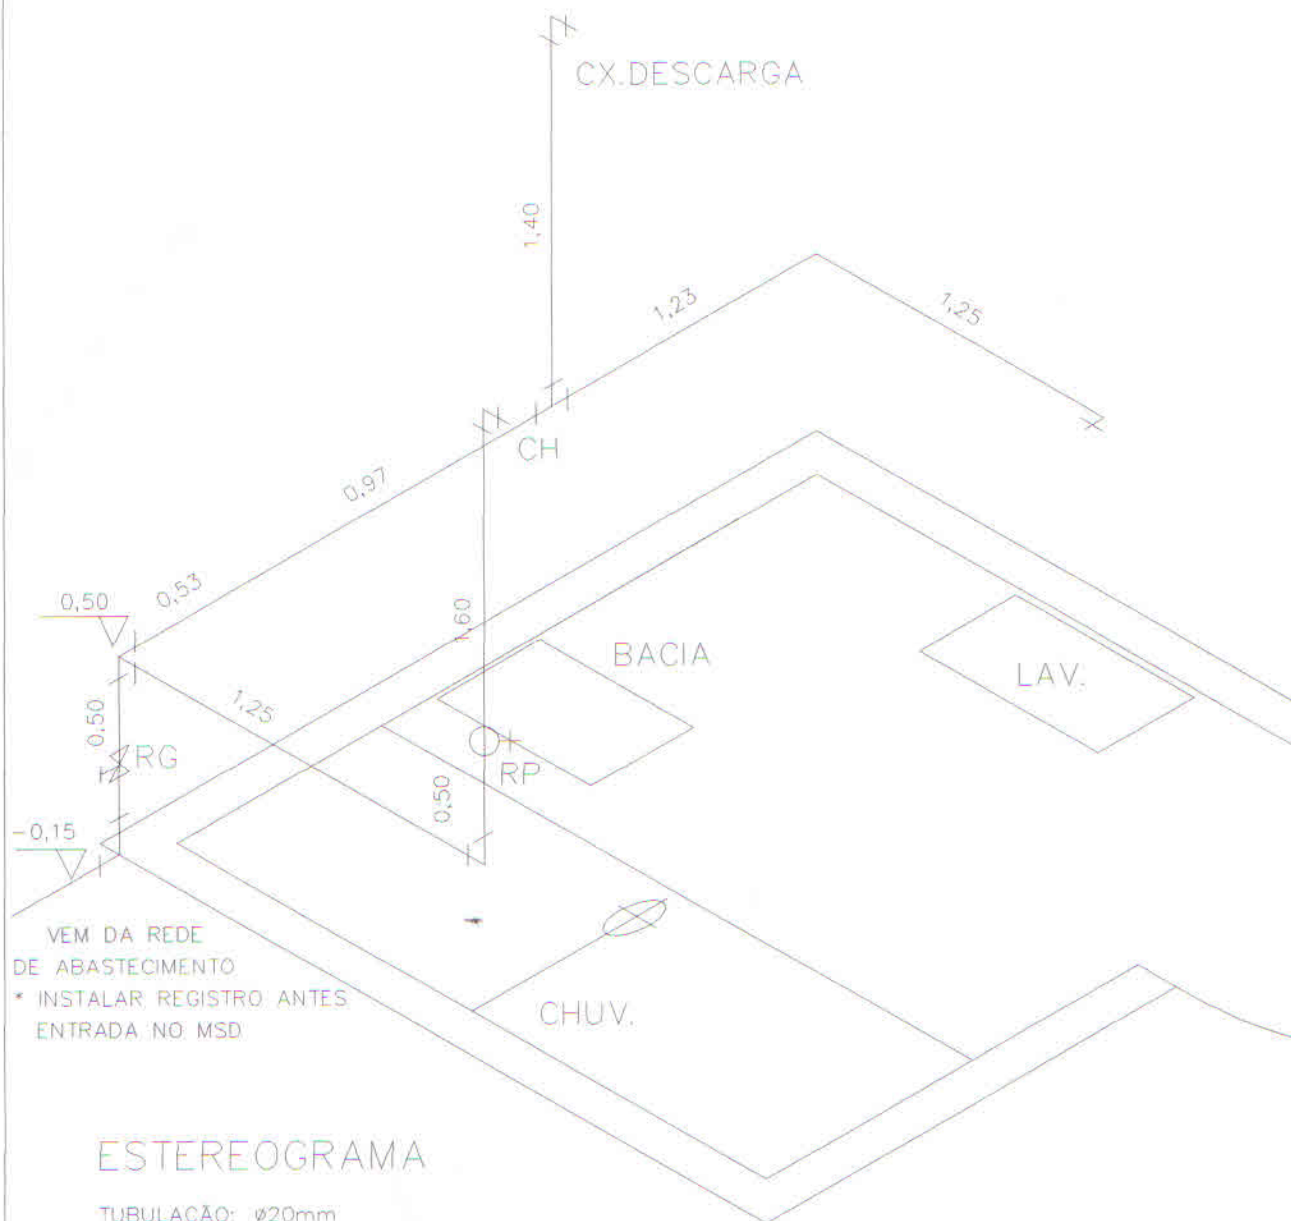

PREFEITURA MUNICIPAL DE DEZESSEIS DE NOVOEMBRO / RS

MUNICÍPIO:
Dezesseis de
Novembro - RS

PROJETO:

MÓDULO SANITÁRIO DOMICILIAR - PNE's

ÁREA:

6,75m²

ESCALA:

1/25

NOME BENEFICIÁRIO:

Nº CPF:

PRANCHA:

5/6


DATA:

FEV/13

DESENHO:

Maicol Uhmari Heinemann
Maicol Uhmari Heinemann
Arq. e Urb. - CAU-93048-2

PREFEITO MUNICIPAL:

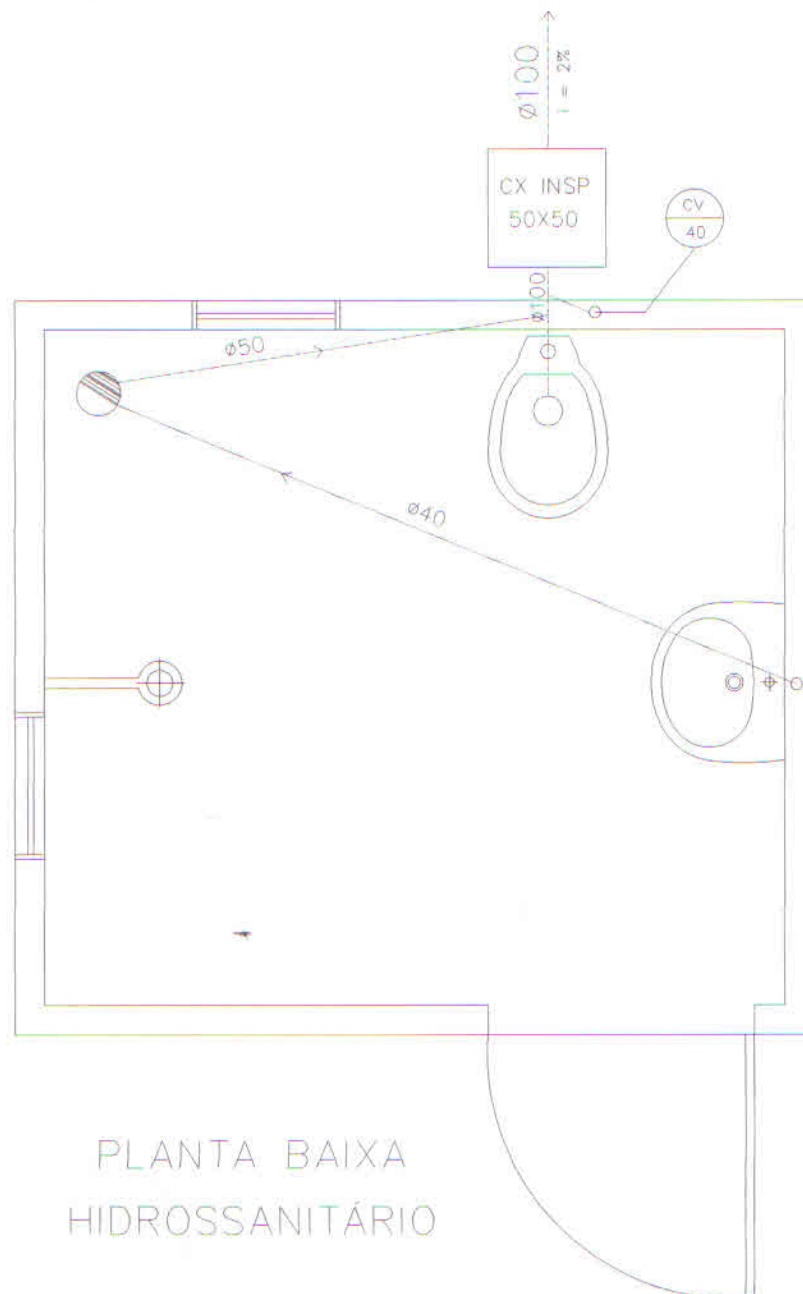

PLANTA BAIXA
HIDROSSANITÁRIO



PREFEITURA MUNICIPAL DE DEZESSEIS DE NOVOEMBRO / RS

MUNICÍPIO:
Dezesseis de
Novembro - RS

ESCALA:
1/25

DATA:
FEV/13

PROJETO:

MÓDULO SANITÁRIO DOMICILIAR - PNE's

NOME BENEFICIADO:

Nº. CPF:

DESENHO:

PREFEITO MUNICIPAL:


Maicol Uhmang Heinzmann
Arq. e Urb. - CAU-93048-2

ÁREA:


6,75m²

PRANCHA:

6/6

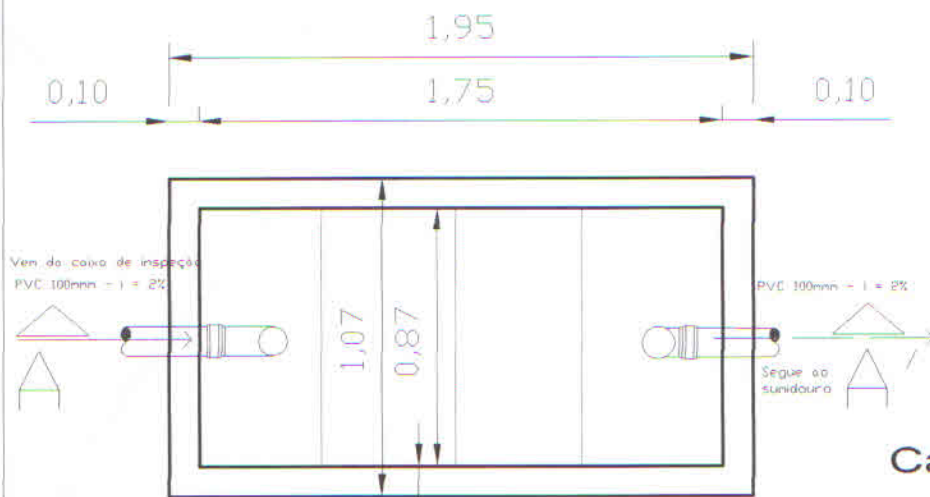


VISTA SUPERIOR

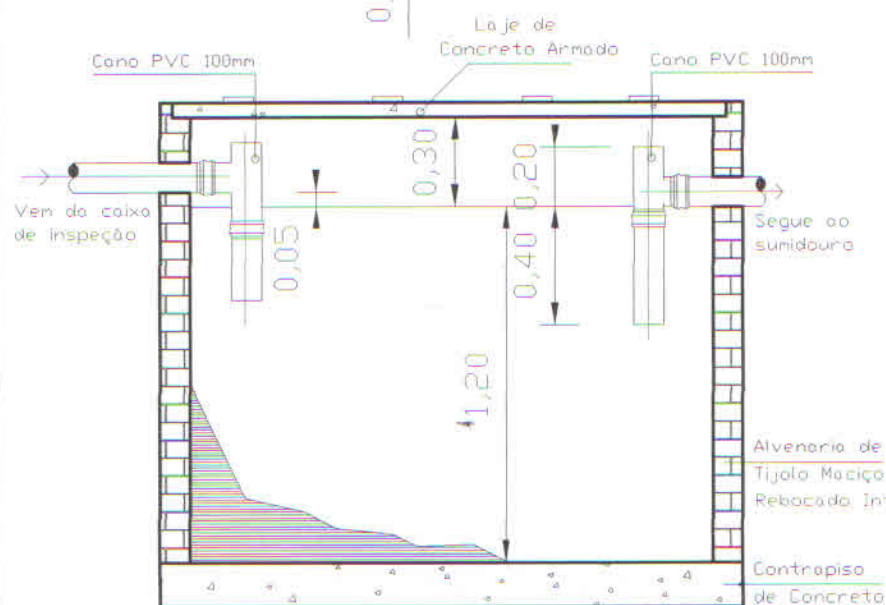


CORTE AA' FOSSA SÉPTICA

VOLUME: 1.827 L

DIMENSÕES MÍNIMAS

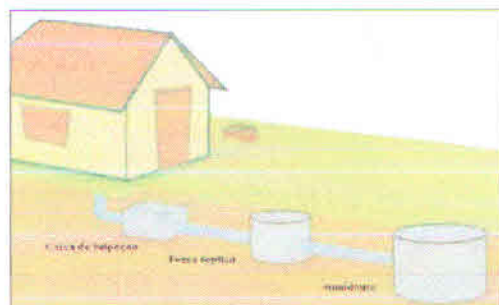


Caixa de Inspeção e Passagem

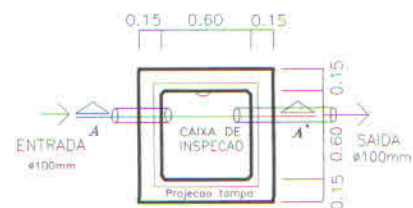

PLANTA BAIXA


CAIXA DE INSPEÇÃO E PASSAGEM
escala: 1:50

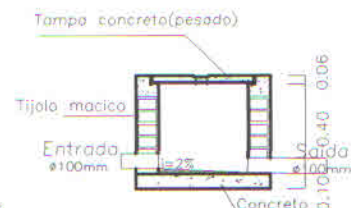

CORTE AA'

escala: 1:25

Tampa concreto (pesado)

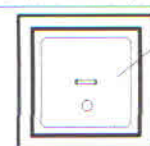

VISTA DA TAMPA

Ordem de Instalação Rede Esgoto

PREFEITURA MUNICIPAL DE DEZESSEIS DE NOVOEMBRO-RS



PROJETO

Arq. e Urb. Maicol Uhmann Heinzmann
Registro CAU - A51189-7

PREFEITO:

MUNICÍPIO:
Dezesseis de
Novembro - RS

LOCALIZAÇÃO:

Dezesseis de Novembro / RS



ÁREA:

DATA:
JULHO/13

PROJETO DE CAIXA DE INSPEÇÃO
FOSSA SÉPTICA E SUMIDOURO

ESCALA:
1/50

PRANCHA:
1/2

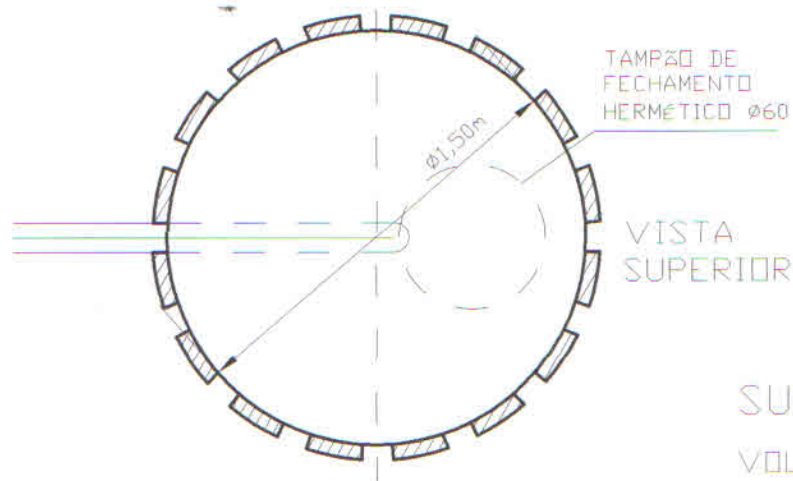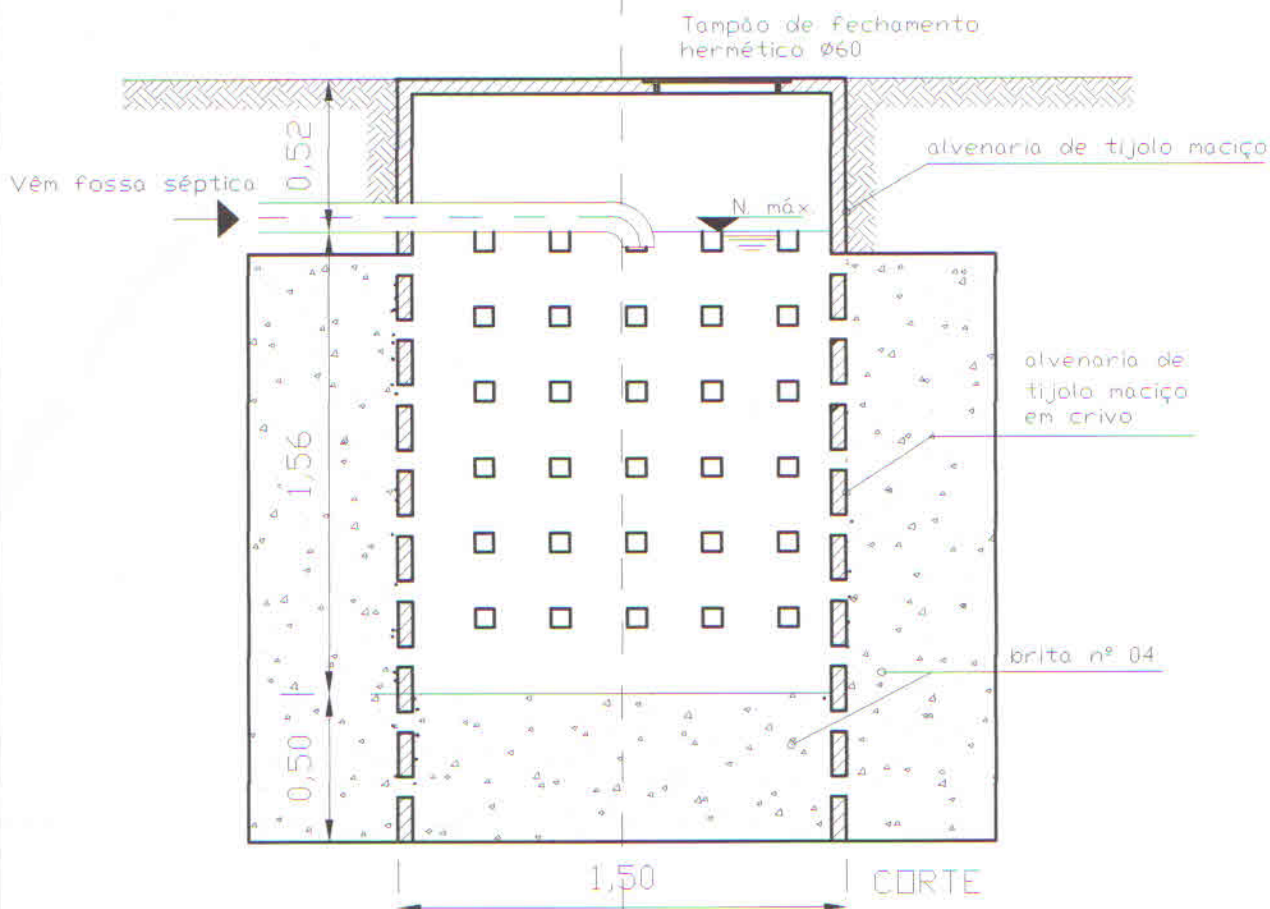

SUMIDOURO

VOLUME: 2,76m³

DIMENSÕES MÍNIMAS

PREFEITURA MUNICIPAL DE DEZESSEIS DE NOVOEMBRO-RS



PROJETO:

Arq. e Urb. Maicol Ohmann Heinzmann
Registro CAU - A51189-7

PREFEITO:

MUNICÍPIO:
Dezesseis de
Novembro - RS

LOCALIZAÇÃO:

Dezesseis de Novembro / RS

ÁREA:

DATA:
JULHO/13

PROJETO DE CAIXA DE INSPEÇÃO
FOSSA SÉPTICA E SUMIDOURO

ESCALA:
1/50

PRANCHA:
2/2